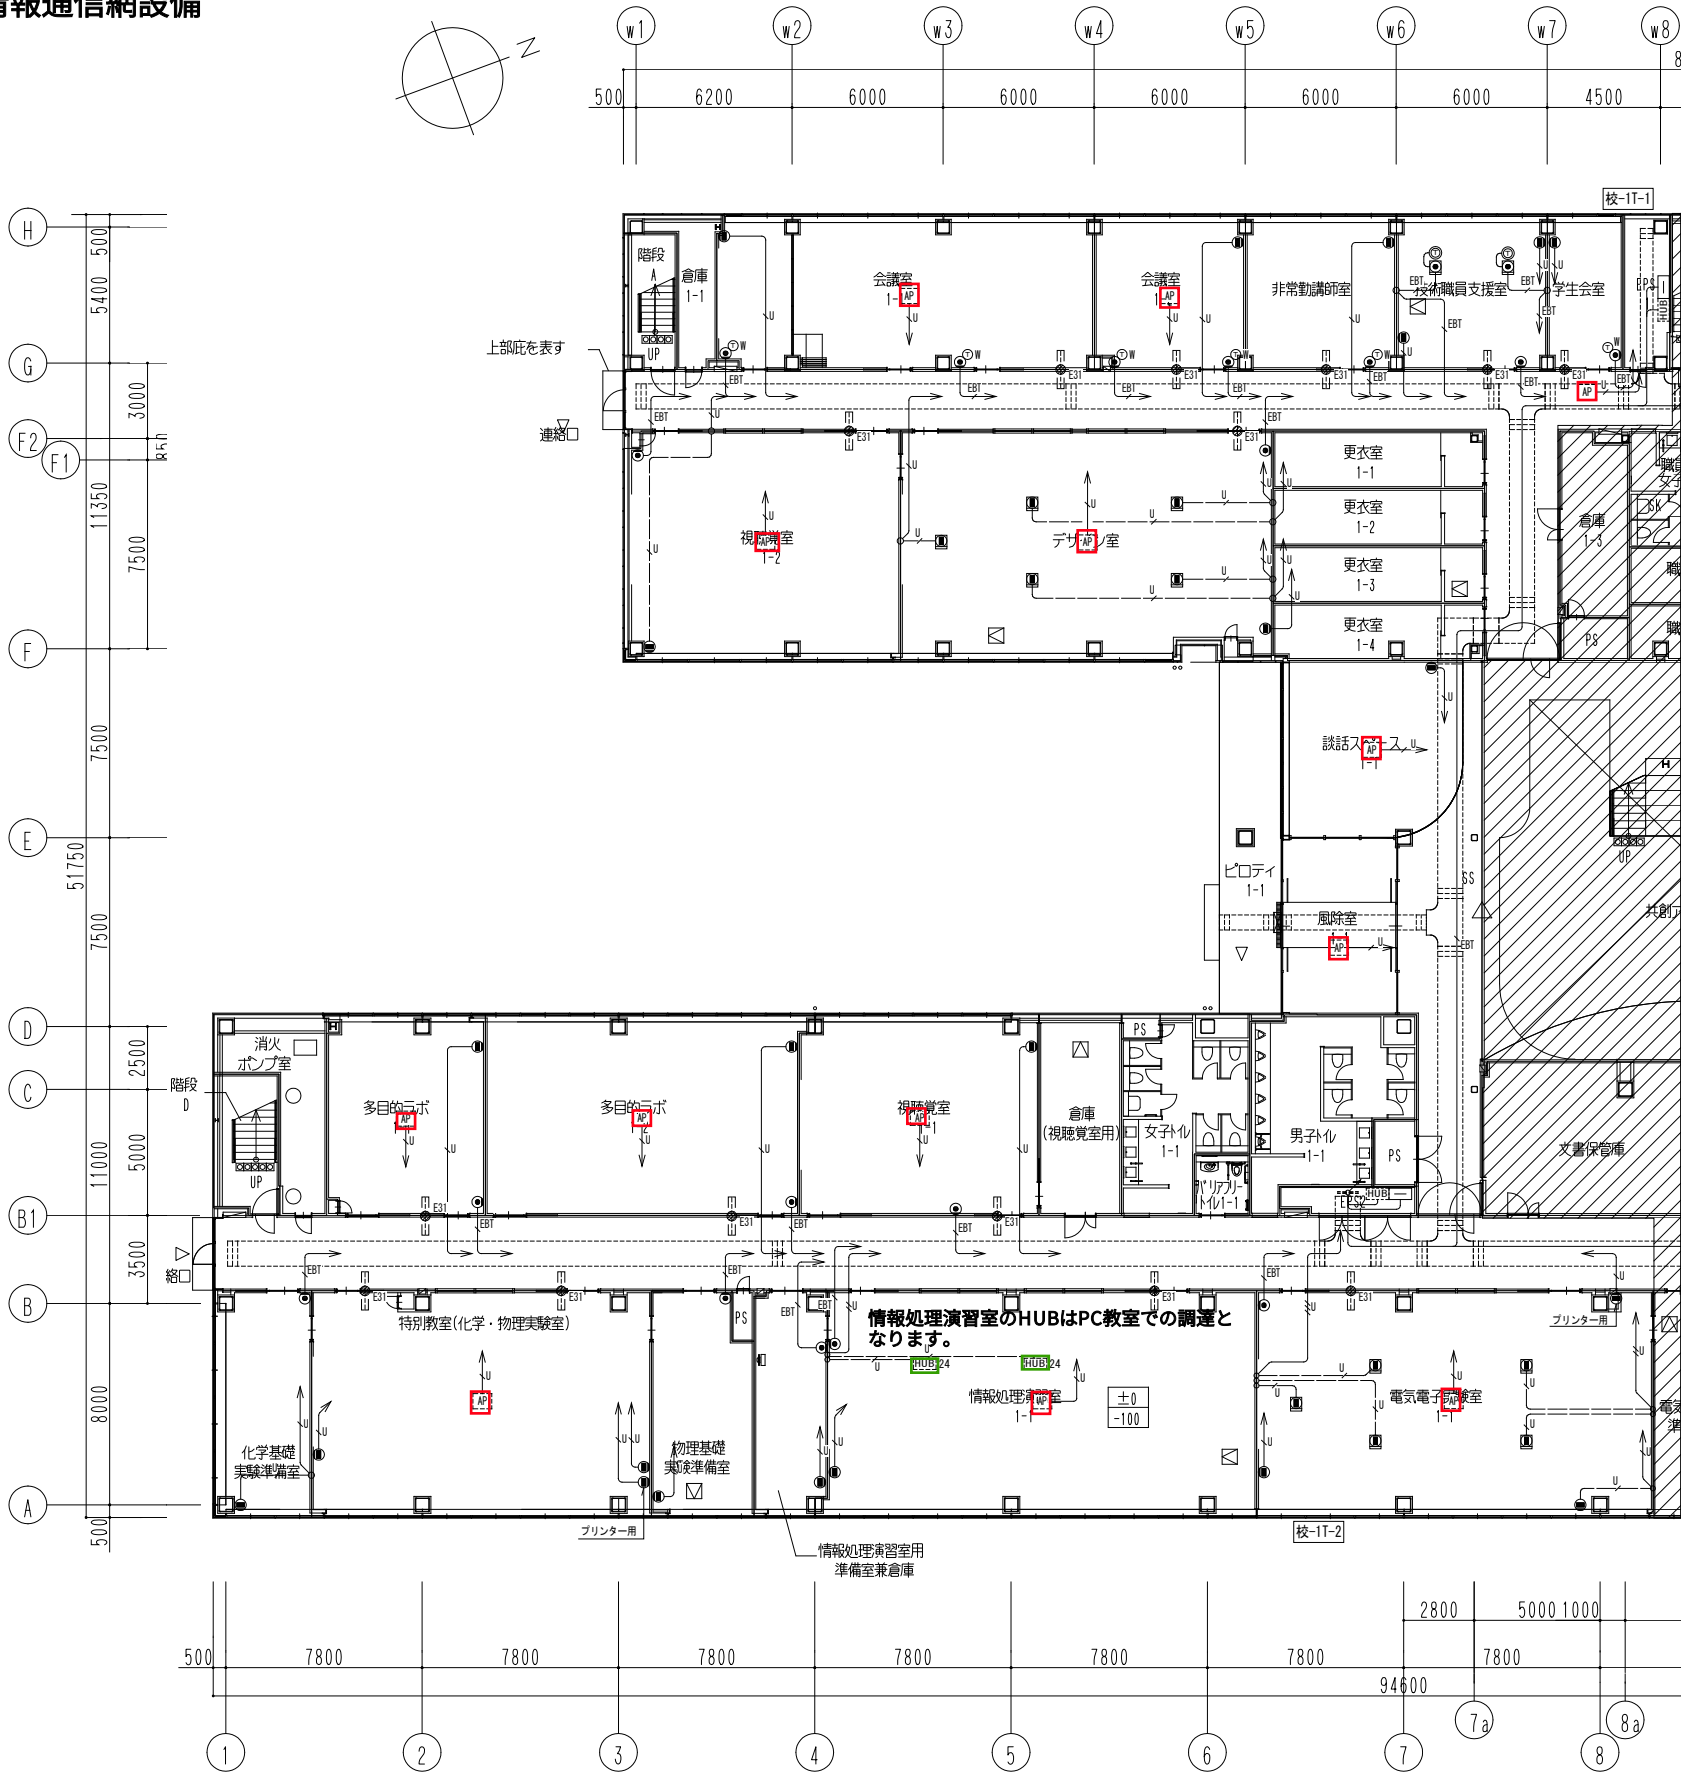



構内交換・構内情報通信網設備
1階平面図

AP 13



- 特記なき配管配線は下記による。
 - U EM-UTP0. 5-4P (CAT6A) 保護管 (PF22)・露出 (E25)
 - U EM-UTP0. 5-4Px2 (CAT6A)
 - U EM-UTP0. 5-4Px3 (CAT6A)
 - U EM-UTP0. 5-4Px4 (CAT6A)
 - EBT EM-EBT0. 5-2P 保護管 (PF16)・露出 (E19)
 - ※A EM-UTP0. 5-4Px2 (CAT6A), EM-EBT0. 5-2Px1 露出 (E25)
- 二重天井内はケーブル配線とし、立上げ引下げ部は適合する配管にて保護する。
- ケーブル配線等による防火区画・114条区画の貫通部は、防火区画貫通処理を行う。
- ケーブルラックは屋内：2M、屋外：2Aとする。


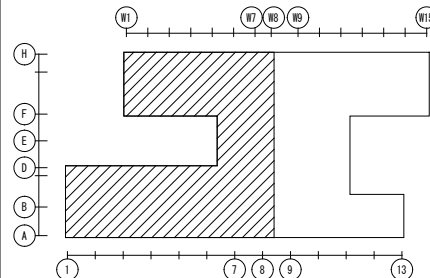
キープラン



公立大学法人 滋賀県立大学 高専開設準備局 総務・施設整備課		株式会社 東畑建築事務所 TOHATA ARCHITECTS & ENGINEERS, INC.		設計番号 20240631-1 一級建築士 No.272847 石井 康彦	一級建築士 No.248486 構造設計一級建築士 No.4009 木下 隆嗣	一級建築士 No.334956 設備設計一級建築士 No.4756 工藤 征志	工事名称 滋賀県立高等専門学校 新築電気設備工事 (第1工区) 図面名称 構内交換・構内情報通信網設備 1階平面図 (1) 縮尺 A1: 1/150 A3: 1/300	図面番号 E082
-----------------------------------	--	---	--	--	---	---	---	--------------

構内交換・構内情報通信網設備
1階平面図

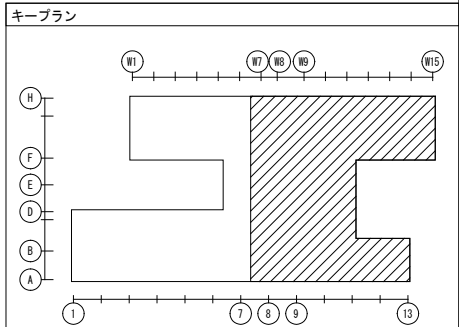
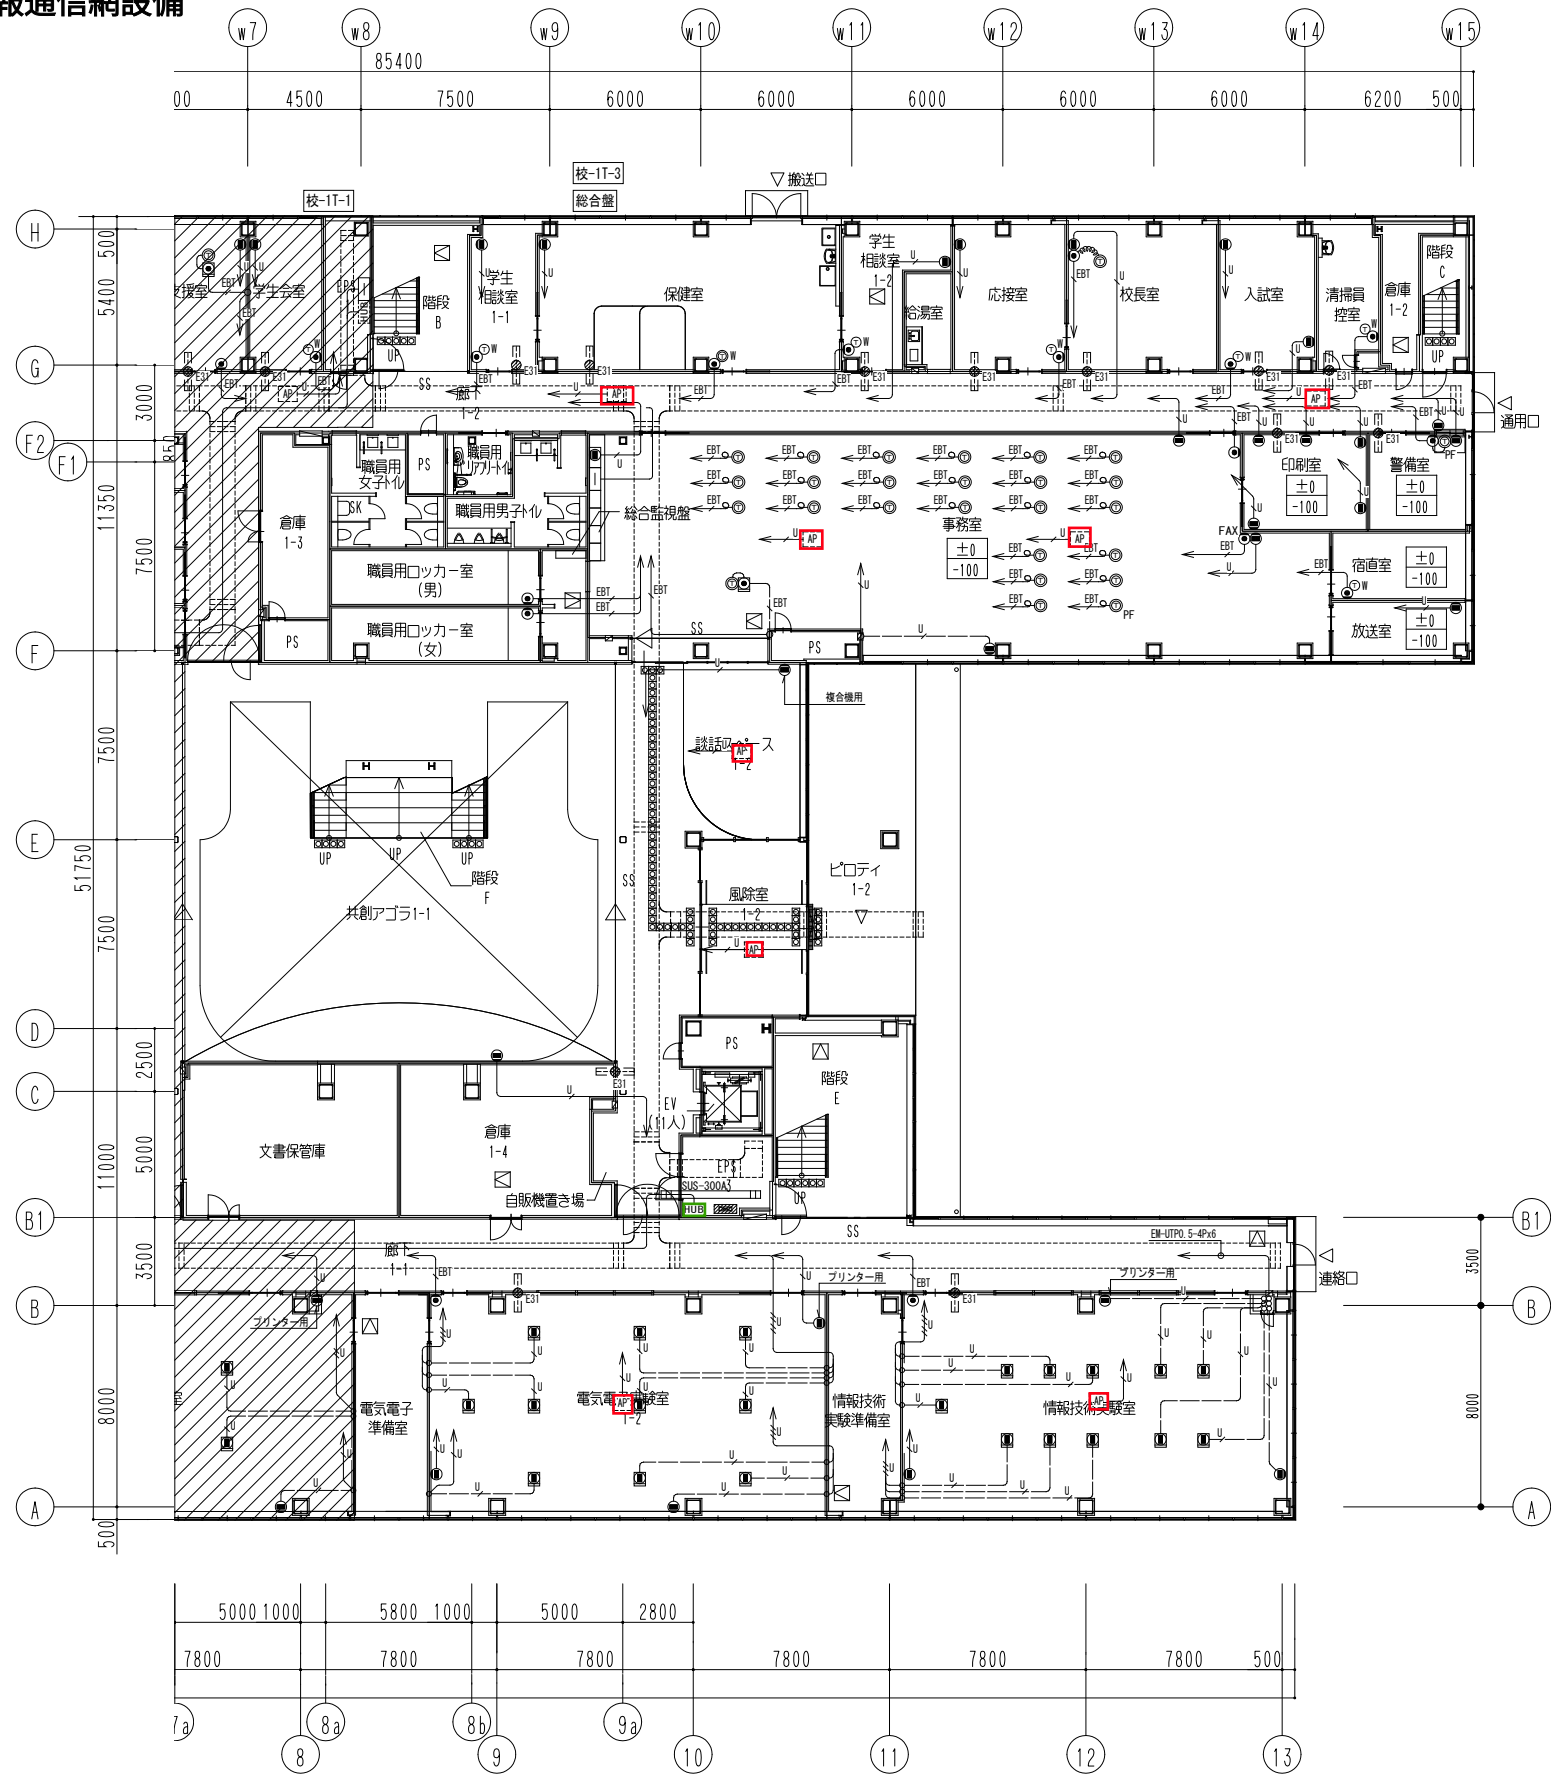
AP 8



			設計番号 20240631-1			工事名称 滋賀県立高等専門学校 新築電気設備工事（第1工区）			図面番号 E083
公立大学法人 滋賀県立大学 高専開設準備局 総務・施設整備課			株式会社 東畑建築事務所 TOMATA ARCHITECTS & ENGINEERS, INC.			一級建築士 NO.272847 石井 康彦			
						一級建築士 NO.248486 構造設計一級建築士 NO.4009 木下 隆嗣			縮尺 A1: 1/150 A3: 1/300
						一級建築士 NO.334956 設備設計一級建築士 NO.4756 工藤 征志			

構内交換・構内情報通信網設備
2階平面図

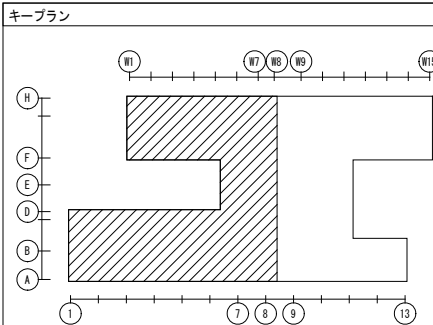
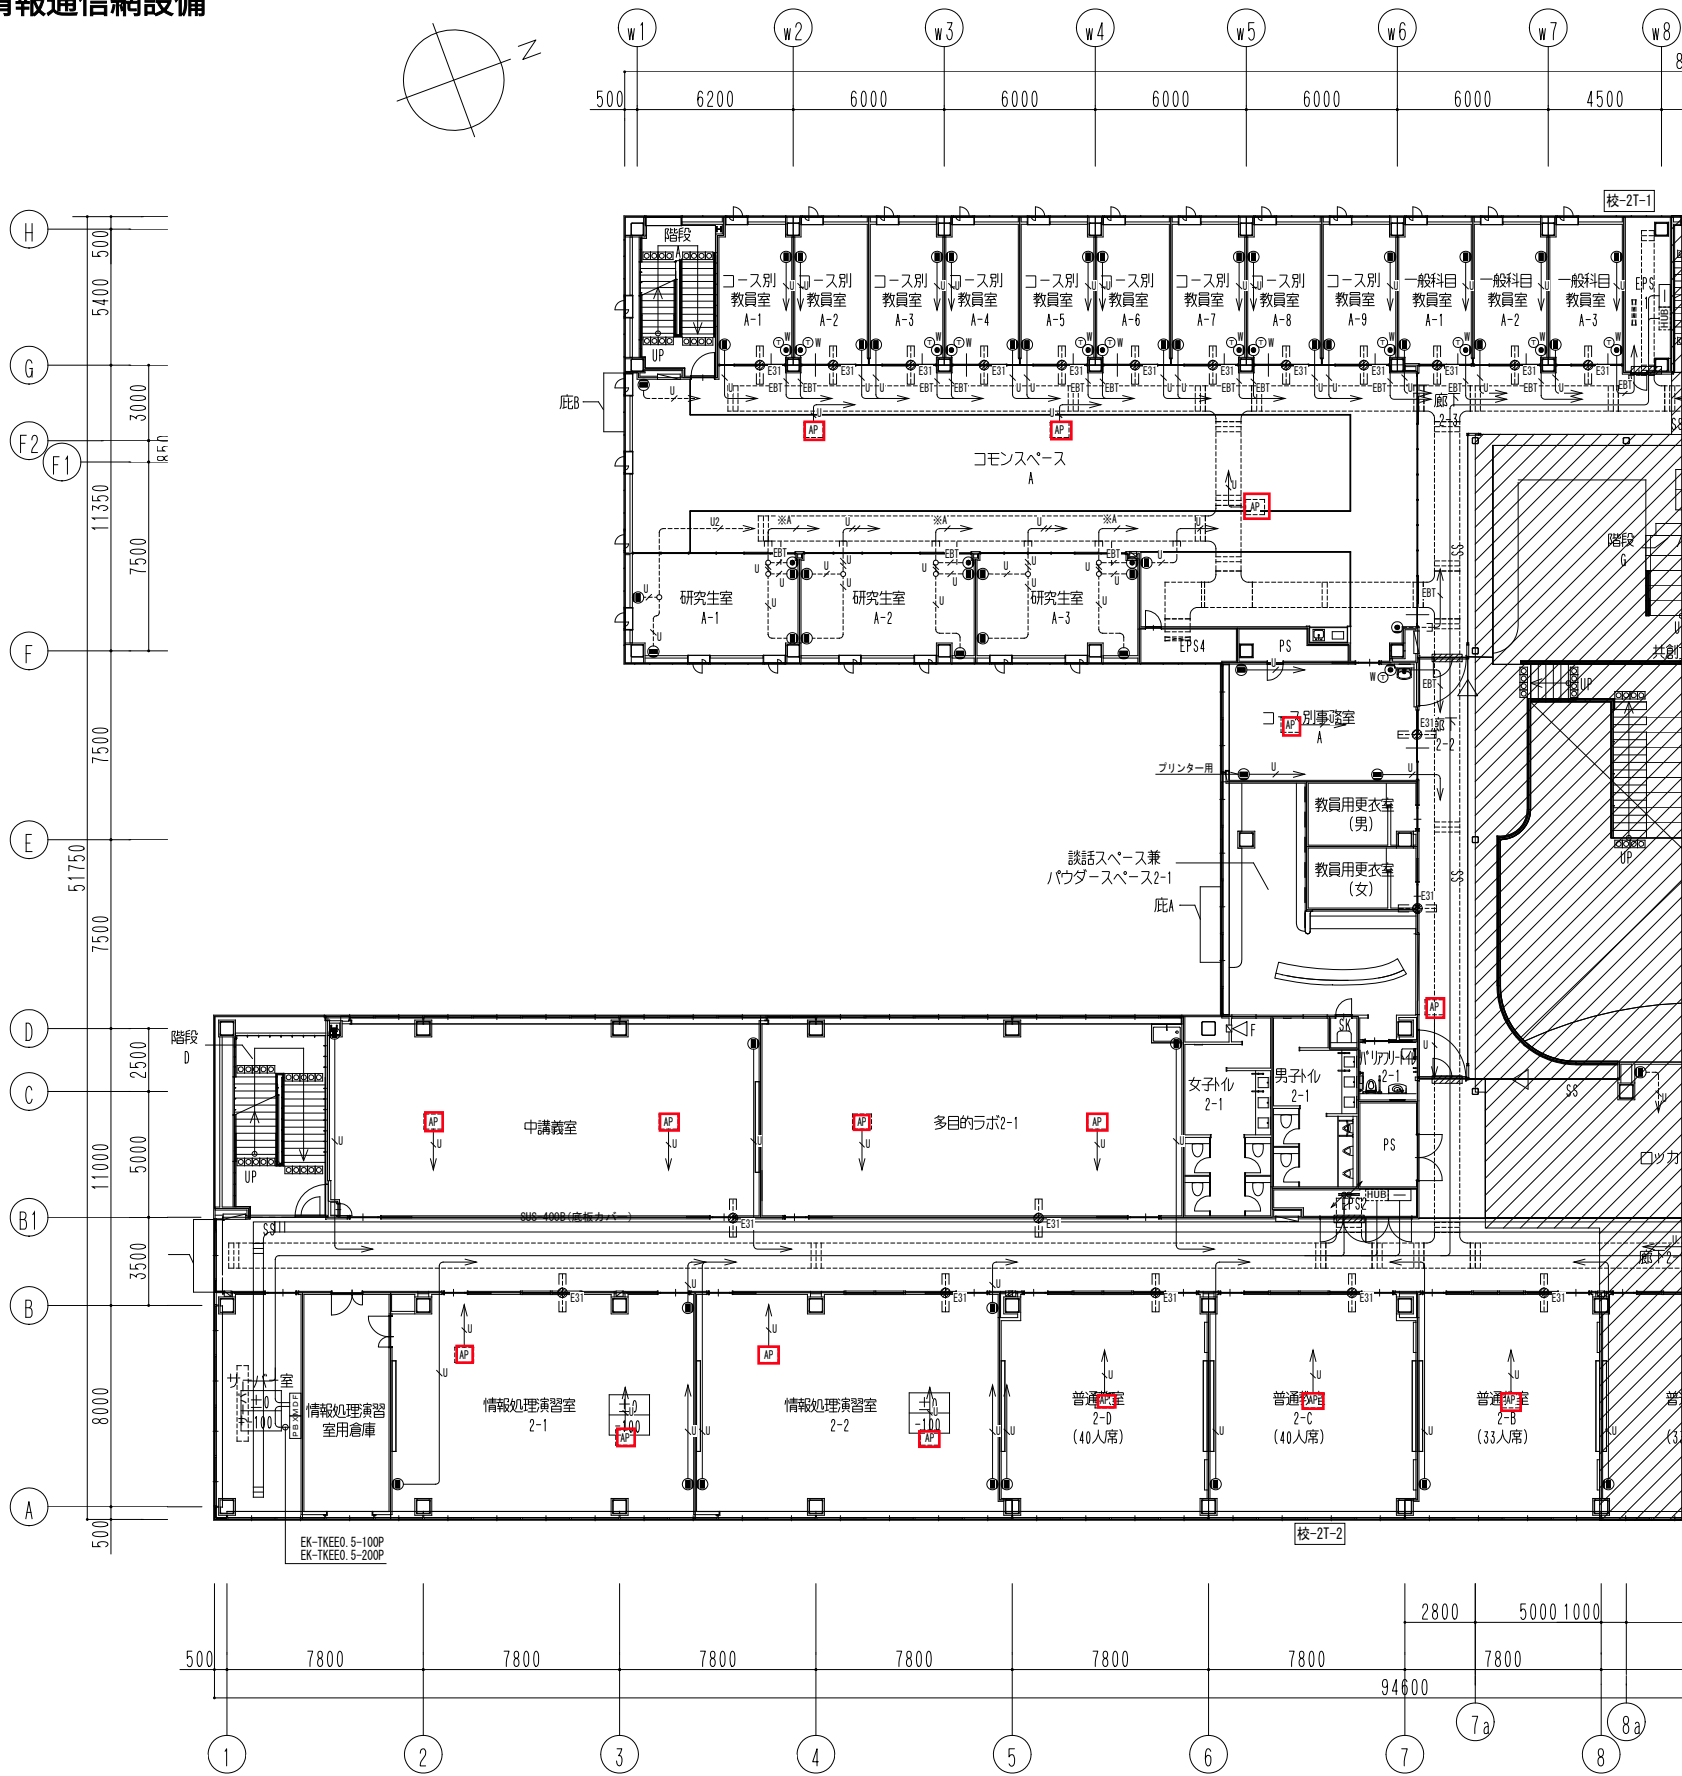
AP 16



			設計番号 20240631-1		工事名称 滋賀県立高等専門学校 新築電気設備工事（第1工区）		図面番号 E084
公立大学法人 滋賀県立大学 高専開設準備局 総務・施設整備課			一級建築士 NO.272847 石井 康彦	一級建築士 NO.248486 構造設計一級建築士 NO.4009 木下 隆嗣	一級建築士 NO.334956 設備設計一級建築士 NO.4756 工藤 征志	図面名称 構内交換・構内情報通信網設備 2階平面図(1)	
			株式会社 東畑建築事務所 TOHATA ARCHITECTS & ENGINEERS, INC.		縮尺 A1: 1/150 A3: 1/300		

構内交換・構内情報通信網設備
2階平面図

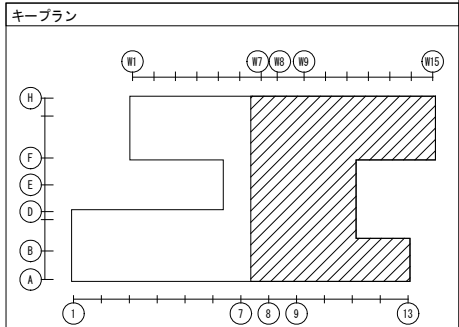
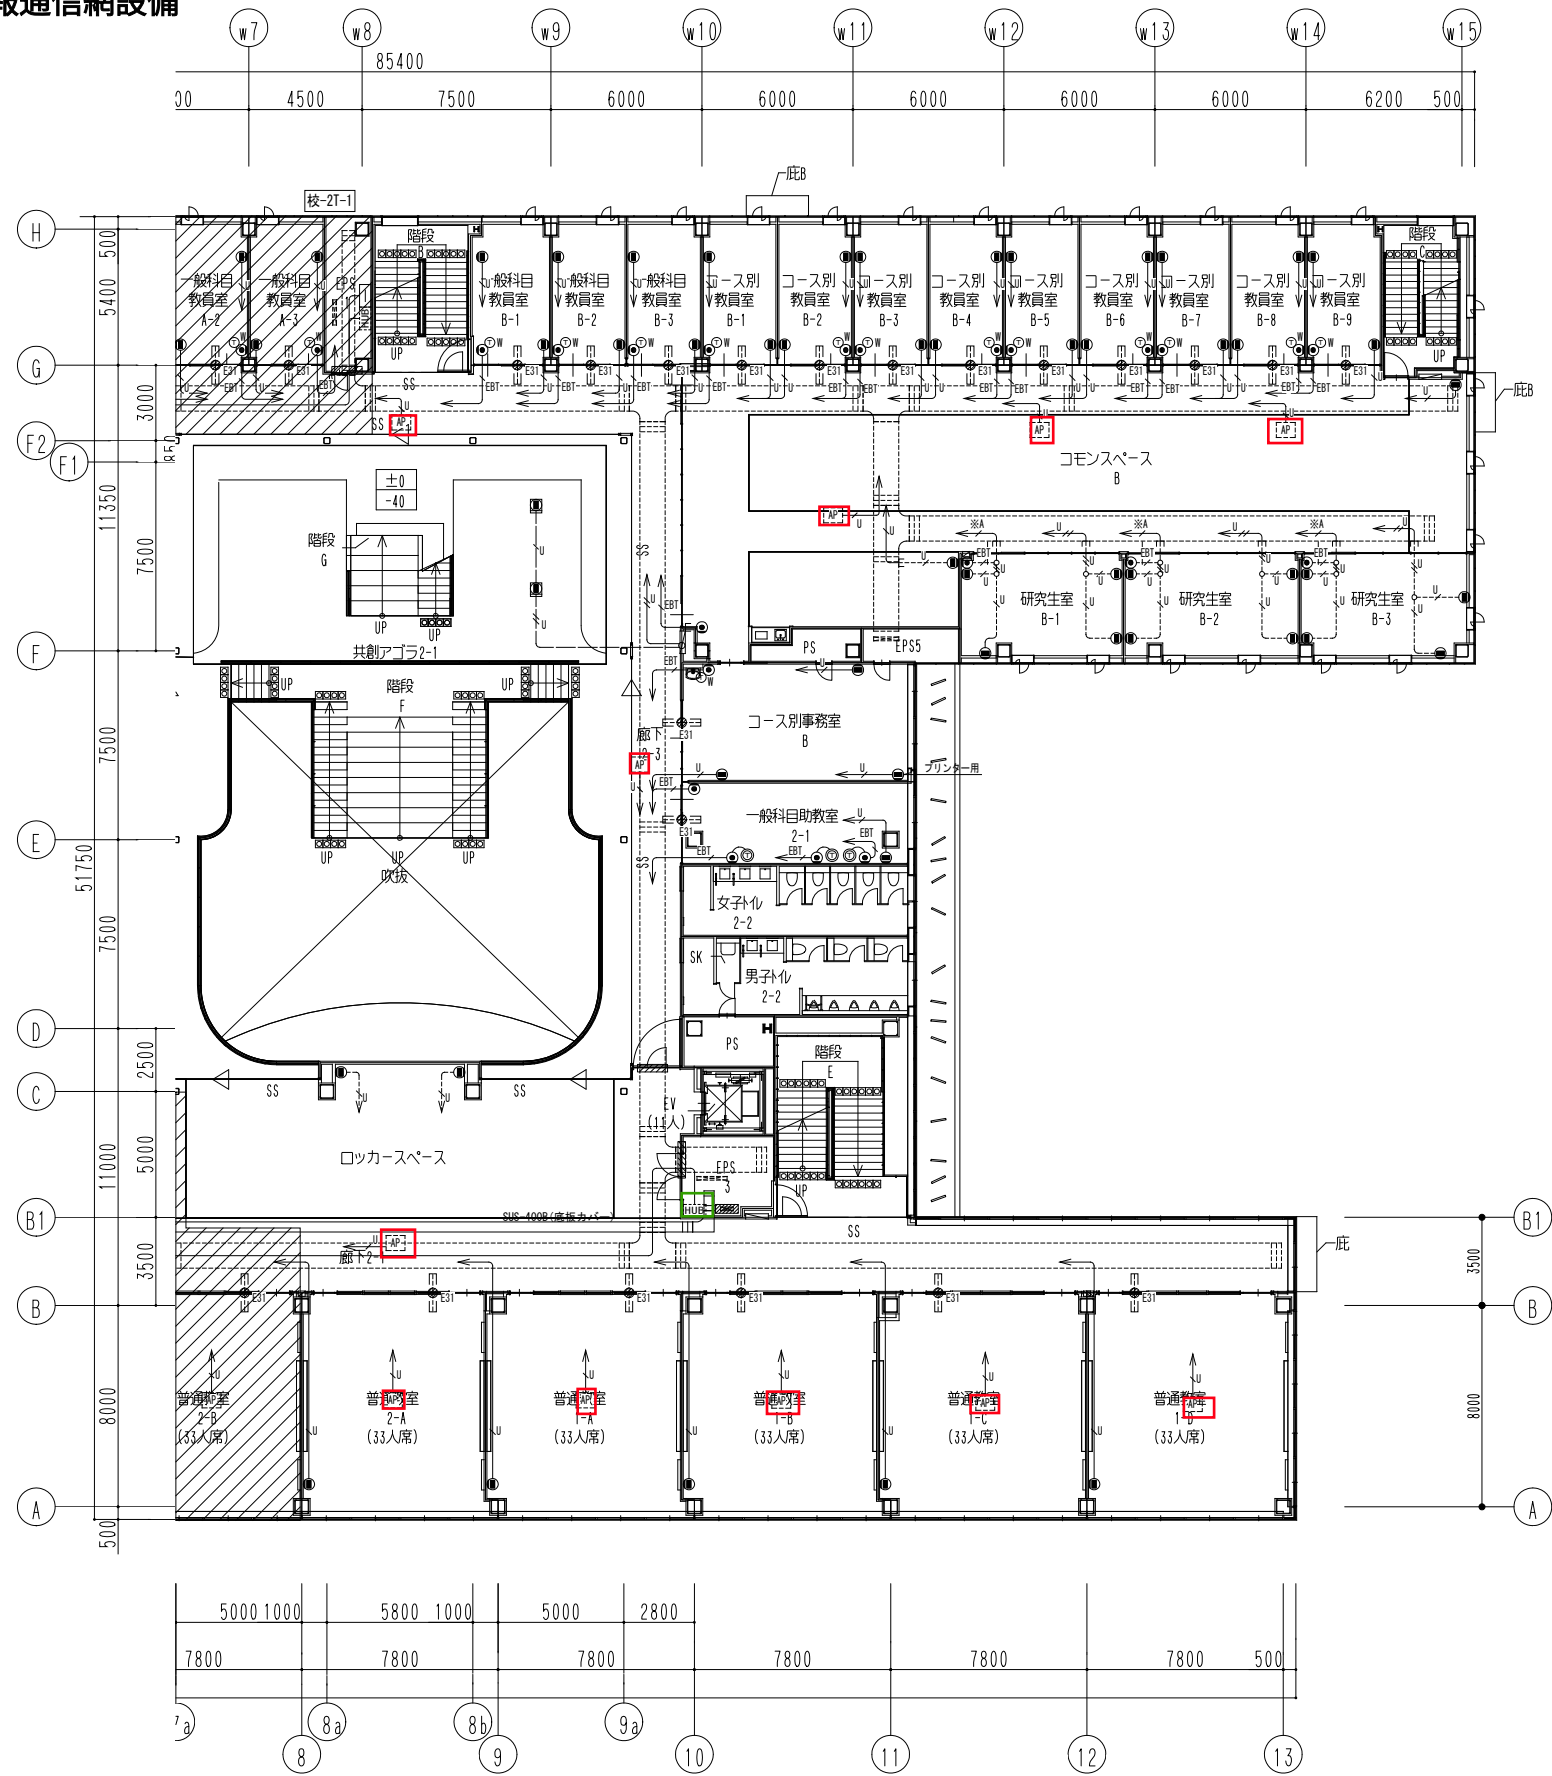
AP 11



			公立大学法人 滋賀県立大学 高専開設準備局 総務・施設整備課	株式会社 東畑建築事務所 TOHATA ARCHITECTS & ENGINEERS, INC.	設計番号 20240631-1		工事名称 滋賀県立高等専門学校 新築電気設備工事（第1工区）		図面番号 E085
一級建築士 NO. 272847 石井 康彦		一級建築士 NO. 248486 構造設計一級建築士 NO. 4009 木下 隆嗣			一級建築士 NO. 334956 設備設計一級建築士 NO. 4756 工藤 征志	図面名称 構内交換・構内情報通信網設備 2階平面図(2) 縮尺 A1: 1/150 A3: 1/300			

構内交換・構内情報通信網設備
3階平面図

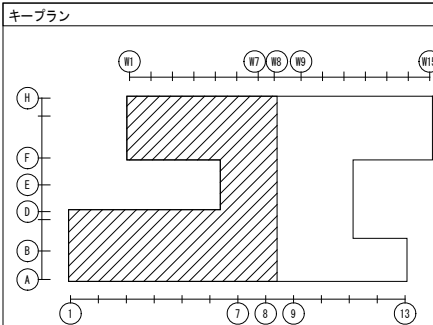
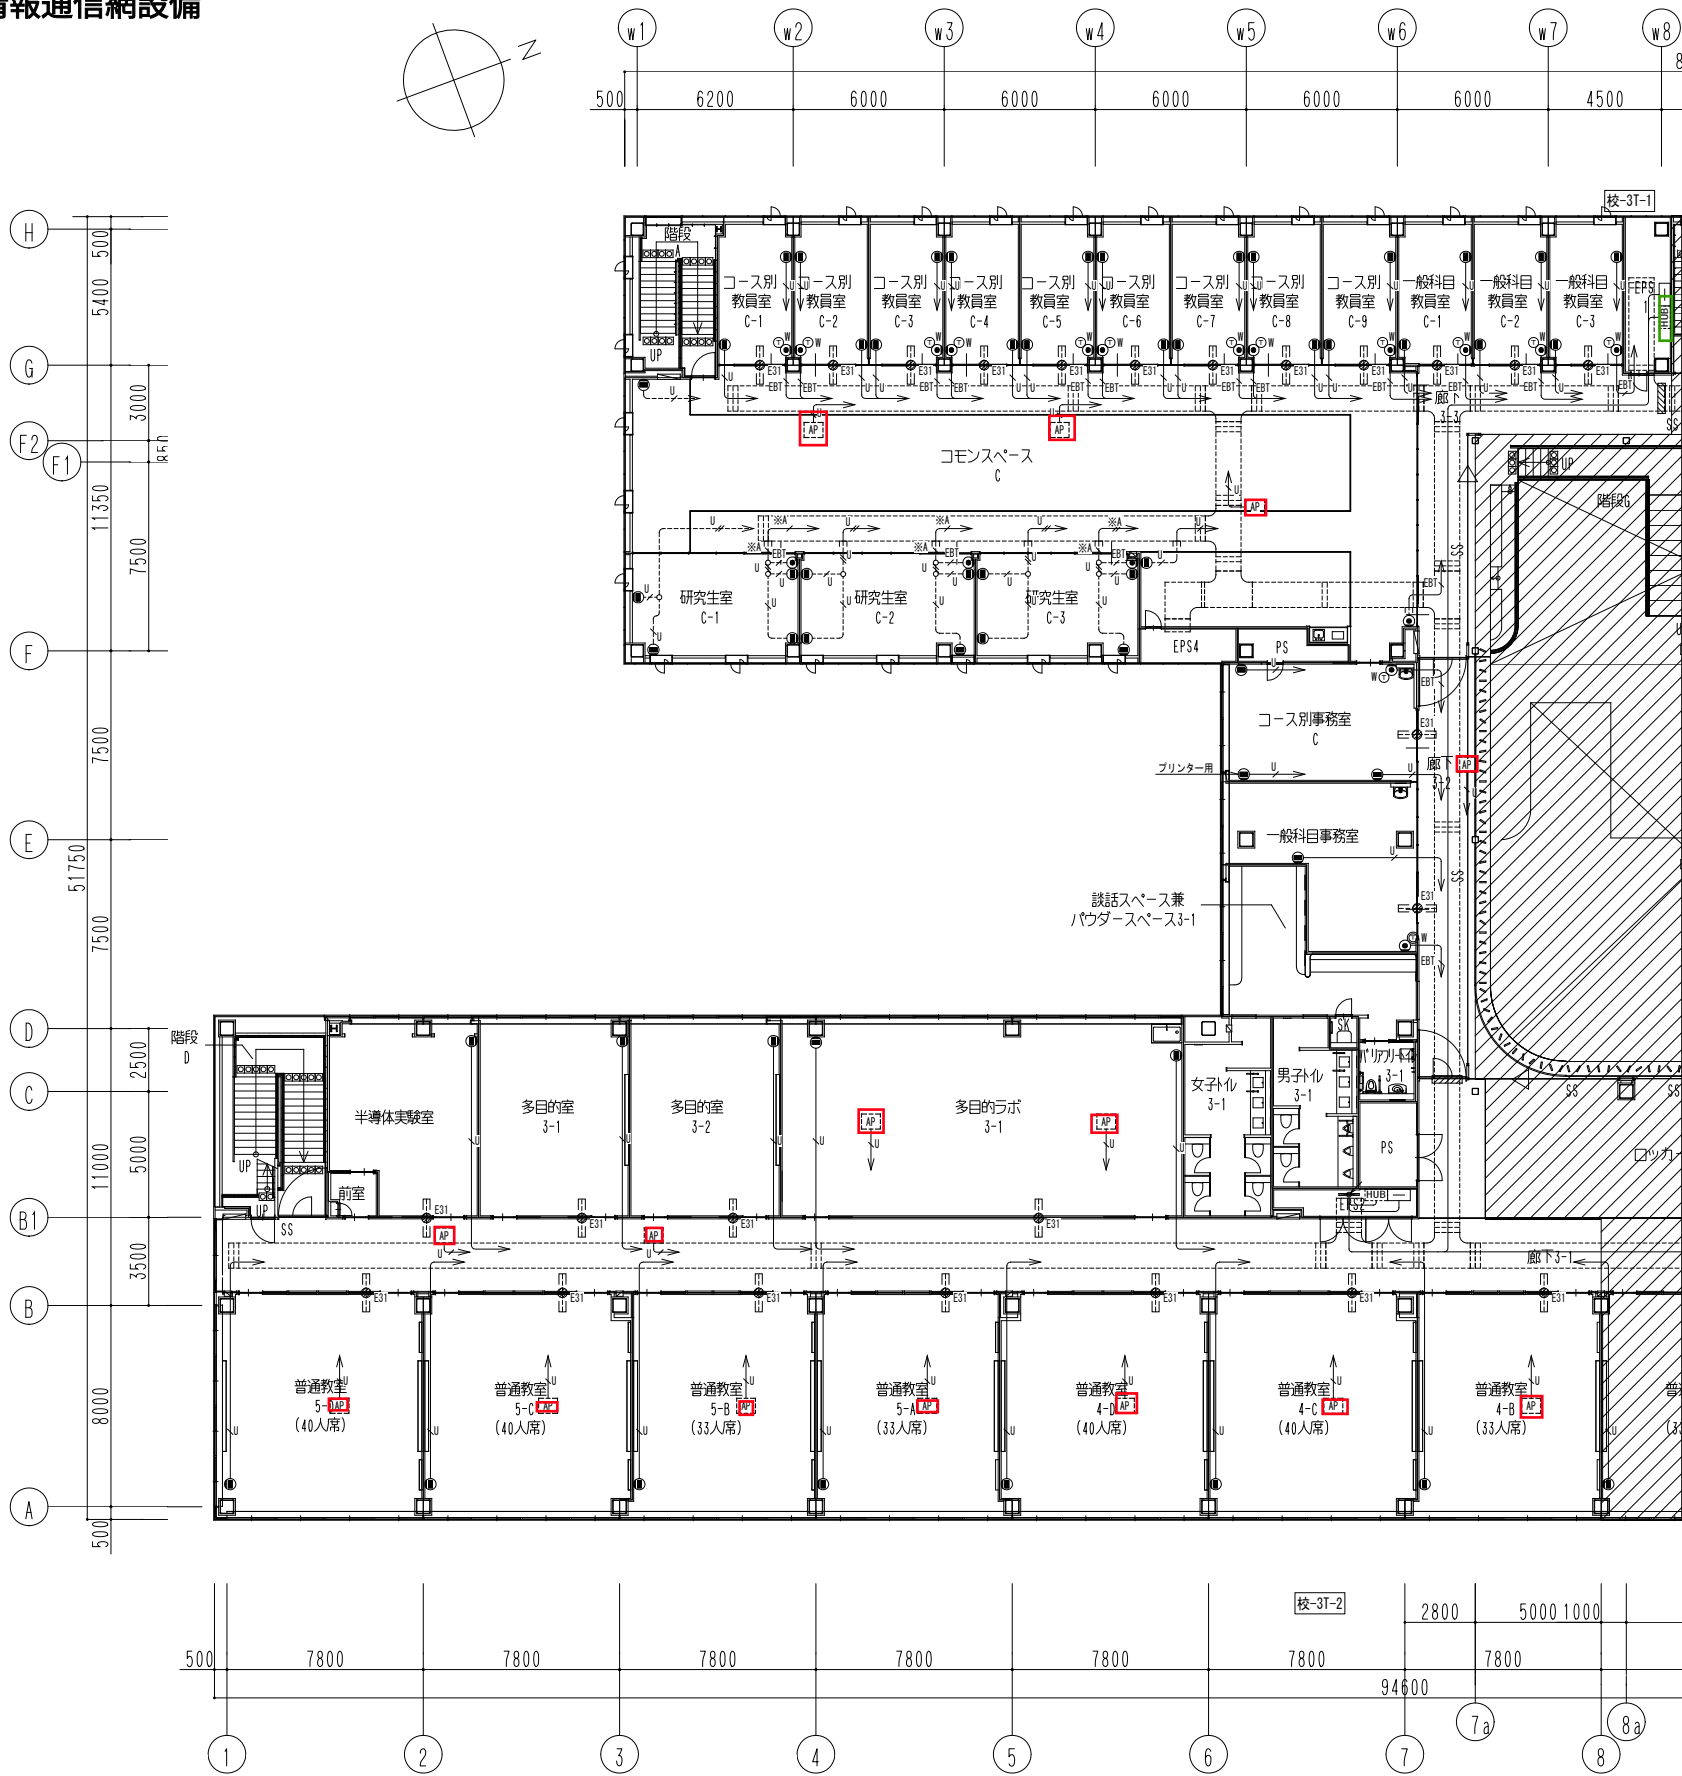
AP 15



公立大学法人 滋賀県立大学 高専開設準備局 総務・施設整備課				株式会社 東畑建築事務所 TOHATA ARCHITECTS & ENGINEERS, INC.		設計番号 20240631-1 一級建築士 NO.272847 石井 康彦	一級建築士 NO.248486 構造設計一級建築士 NO.4009 木下 隆嗣	一級建築士 NO.334956 設備設計一級建築士 NO.4756 工藤 征志	工事名称 滋賀県立高等専門学校 新築電気設備工事（第1工区） 図面名称 構内交換・構内情報通信網設備 3階平面図(1) 縮尺 A1: 1/150 A3: 1/300	図面番号 E086
-----------------------------------	--	--	--	---	--	--	---	---	---	--------------













構内交換・構内情報通信網設備
3階平面図











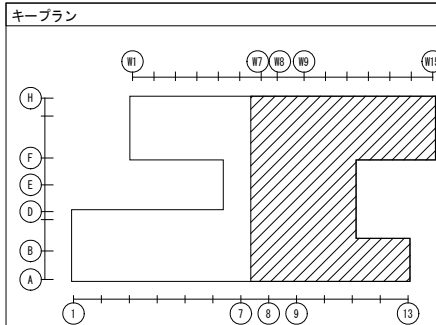
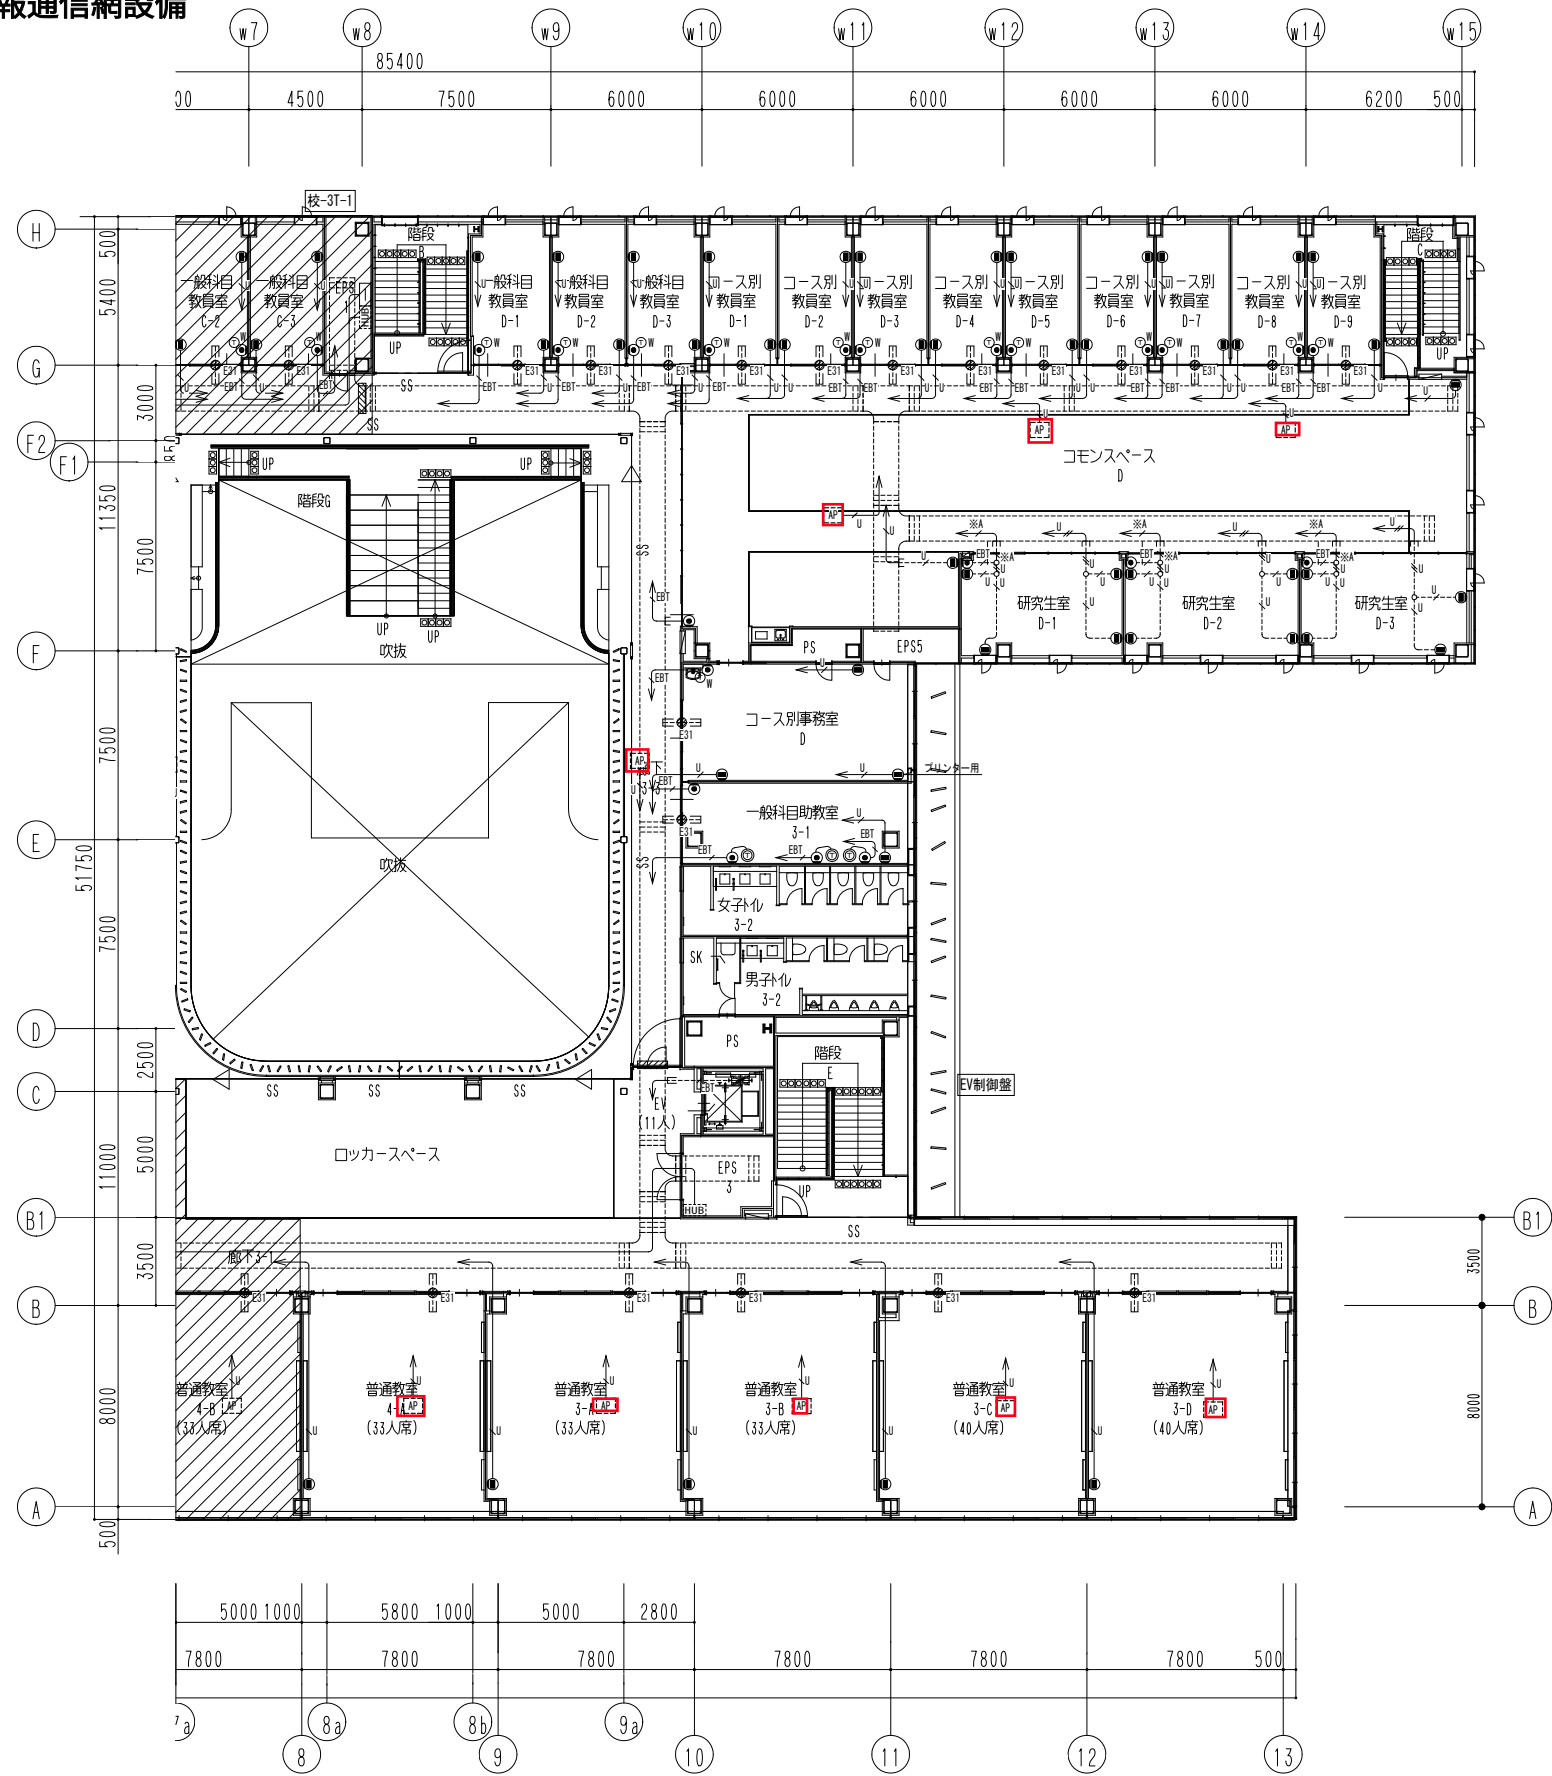
AP 9







			設計番号 20240631-1			工事名称 滋賀県立高等専門学校 新築電気設備工事（第1工区）			図面番号				
公立大学法人 滋賀県立大学 高専開設準備局 総務・施設整備課			株式会社東畑建築事務所 TOHATA ARCHITECTS & ENGINEERS, INC.			一級建築士 NO.272847 一級建築士 NO.248486 構造設計一級建築士 NO.4009			一級建築士 NO.334956 設備設計一級建築士 NO.4756			図面名称 構内交換・構内情報通信網設備 3階平面図(2) 縮尺 A1: 1/150 A3: 1/300	E087
			石井 康彦			木下 隆嗣			工藤 征志				

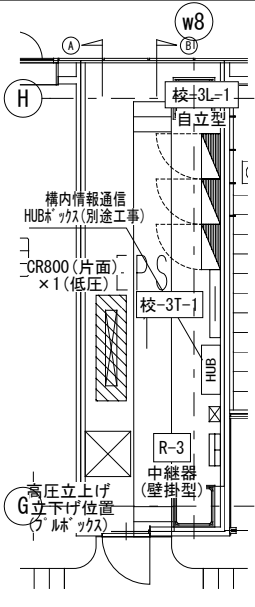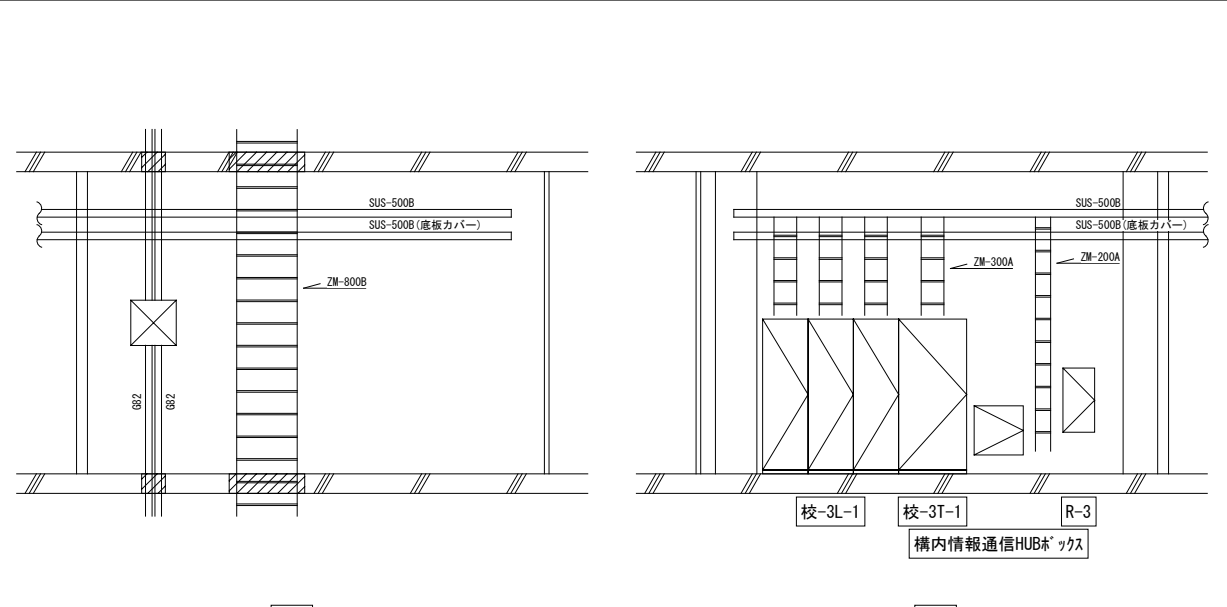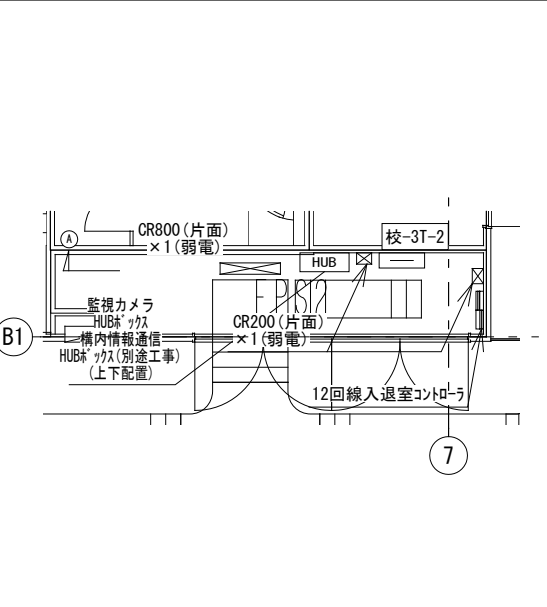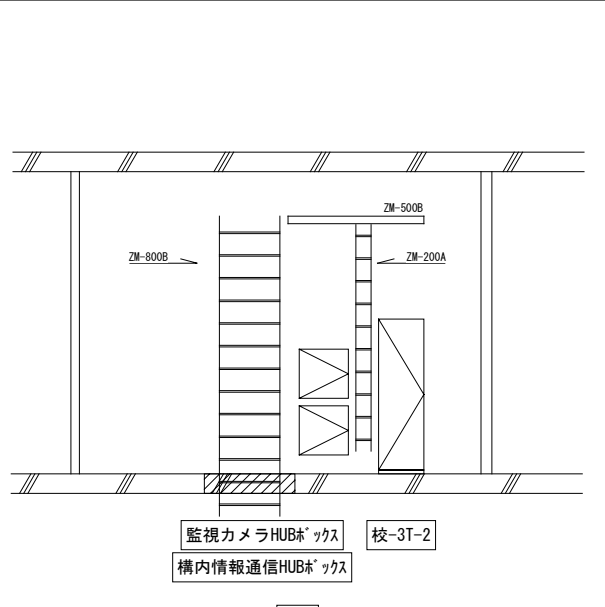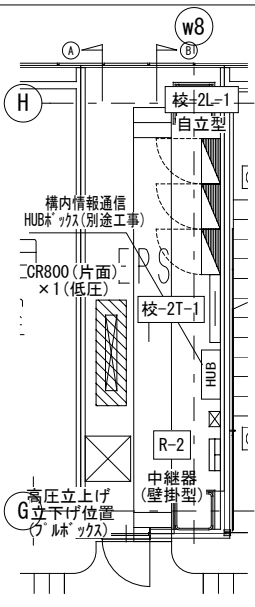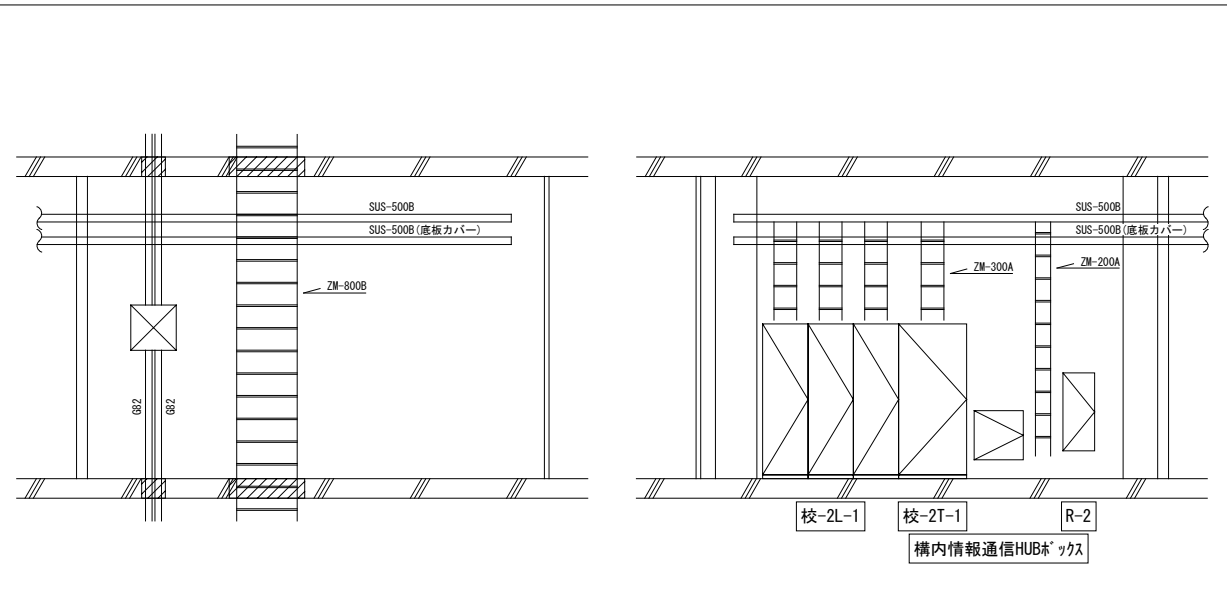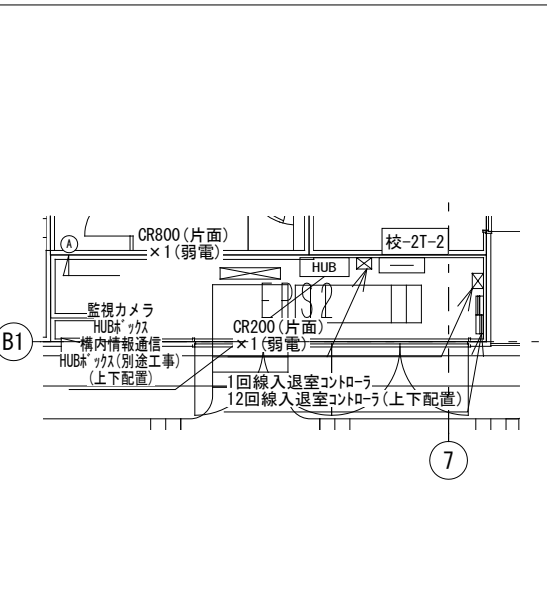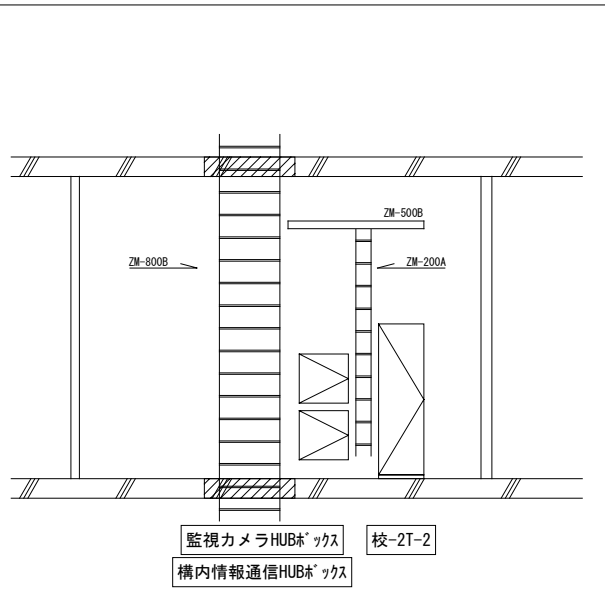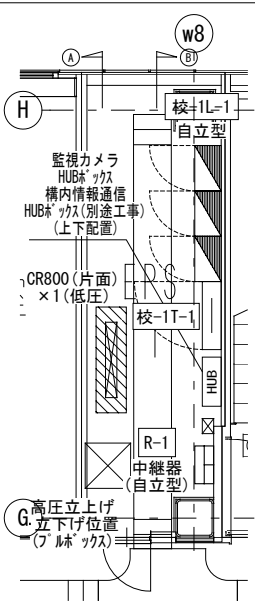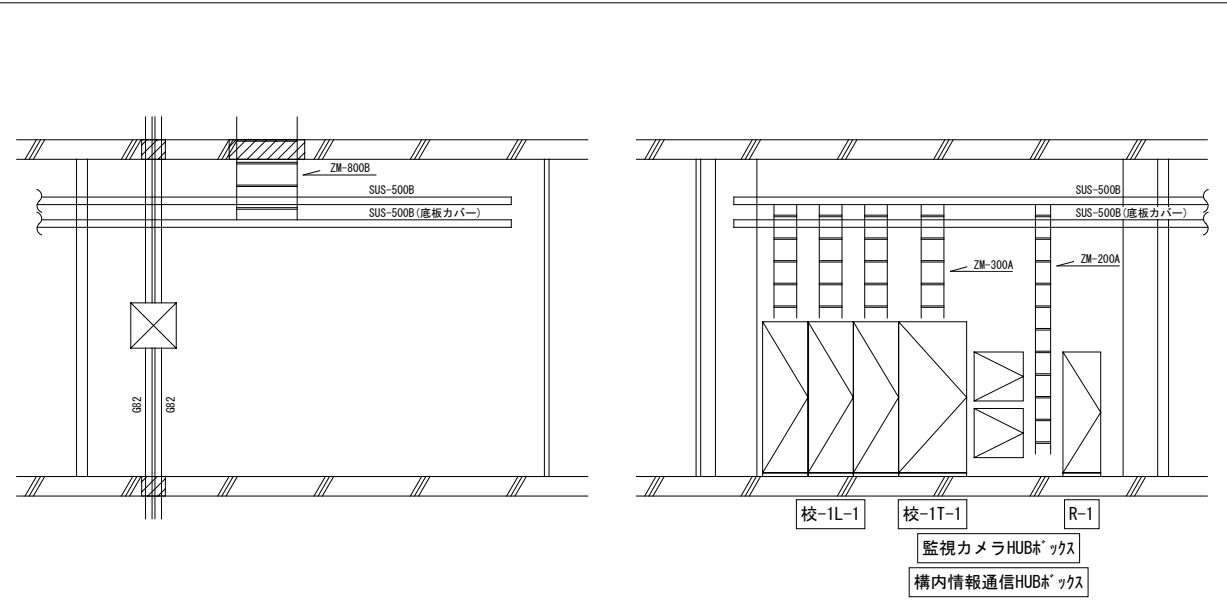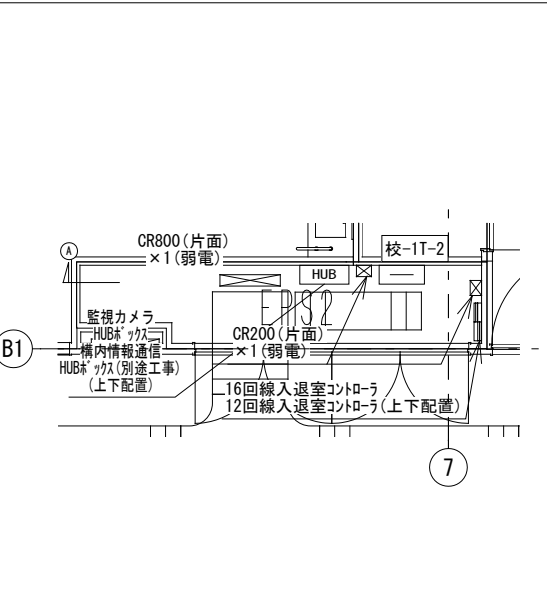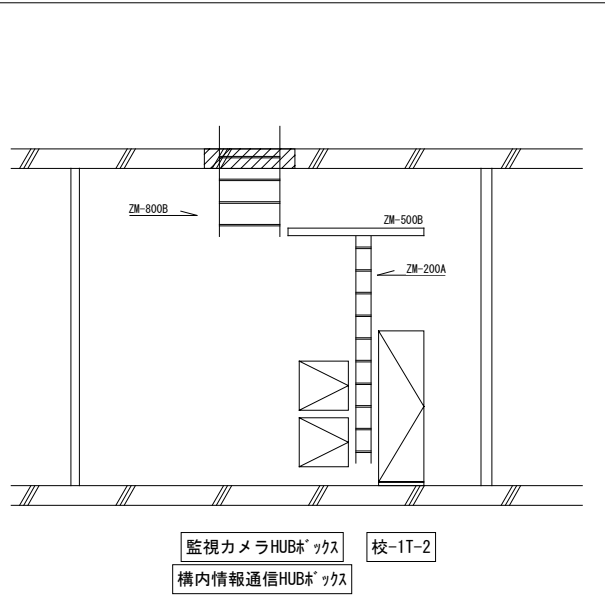構内交換・構内情報通信網設備 EPS詳細

3F EPS1 詳細図 A1:1/50 A3:1/100 	3F EPS1 展開図 A1:1/50 A3:1/100 		3F EPS2 詳細図 A1:1/50 A3:1/100 	3F EPS2 展開図 A1:1/50 A3:1/100 																											
2F EPS1 詳細図 A1:1/50 A3:1/100 	2F EPS1 展開図 A1:1/50 A3:1/100 		2F EPS2 詳細図 A1:1/50 A3:1/100 	2F EPS2 展開図 A1:1/50 A3:1/100 																											
1F EPS1 詳細図 A1:1/50 A3:1/100 	1F EPS1 展開図 A1:1/50 A3:1/100 		1F EPS2 詳細図 A1:1/50 A3:1/100 	1F EPS2 展開図 A1:1/50 A3:1/100 																											
<table><tr><td colspan="2"></td><td>公立大学法人 滋賀県立大学</td><td>株式会社 東畑建築事務所</td><td>設計番号 20240631-1</td><td>一級建築士 No.248486</td><td>一級建築士 No.334956</td><td>工事名称 滋賀県立高等専門学校 新築電気設備工事（第1工区）</td><td>図面番号</td></tr><tr><td colspan="2"></td><td>高専開設準備局 総務・施設整備課</td><td>TOHATA ARCHITECTS & ENGINEERS, INC.</td><td>一級建築士 No.272847</td><td>設備設計一級建築士 No.4009</td><td>設備設計一級建築士 No.4756</td><td>図面名称 EPS詳細図(1)</td><td>E157</td></tr><tr><td colspan="2"></td><td></td><td></td><td>石井 康彦</td><td>木下 隆嗣</td><td>工藤 征志</td><td></td><td></td></tr></table>							公立大学法人 滋賀県立大学	株式会社 東畑建築事務所	設計番号 20240631-1	一級建築士 No.248486	一級建築士 No.334956	工事名称 滋賀県立高等専門学校 新築電気設備工事（第1工区）	図面番号			高専開設準備局 総務・施設整備課	TOHATA ARCHITECTS & ENGINEERS, INC.	一級建築士 No.272847	設備設計一級建築士 No.4009	設備設計一級建築士 No.4756	図面名称 EPS詳細図(1)	E157					石井 康彦	木下 隆嗣	工藤 征志		
		公立大学法人 滋賀県立大学	株式会社 東畑建築事務所	設計番号 20240631-1	一級建築士 No.248486	一級建築士 No.334956	工事名称 滋賀県立高等専門学校 新築電気設備工事（第1工区）	図面番号																							
		高専開設準備局 総務・施設整備課	TOHATA ARCHITECTS & ENGINEERS, INC.	一級建築士 No.272847	設備設計一級建築士 No.4009	設備設計一級建築士 No.4756	図面名称 EPS詳細図(1)	E157																							
				石井 康彦	木下 隆嗣	工藤 征志																									

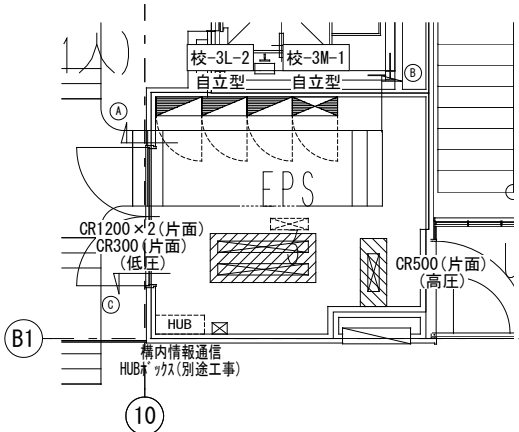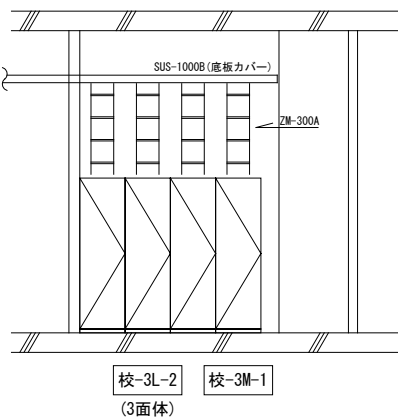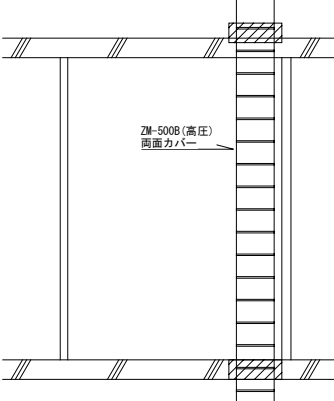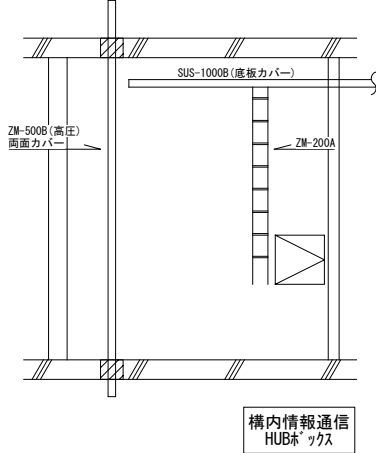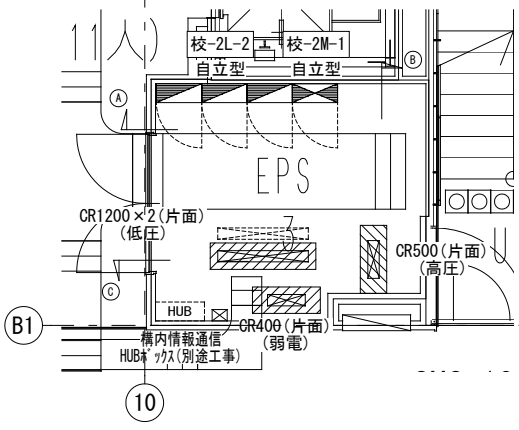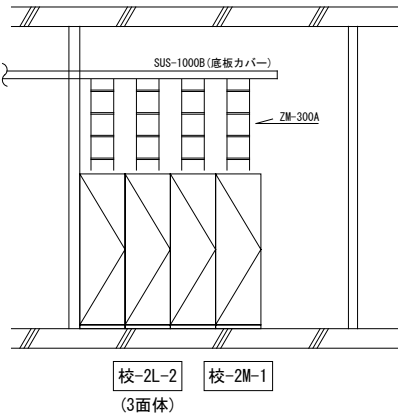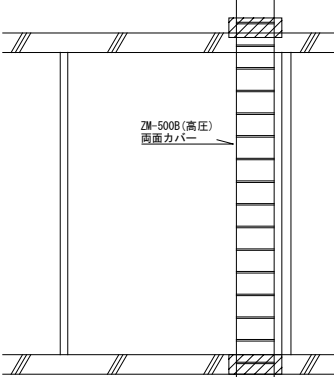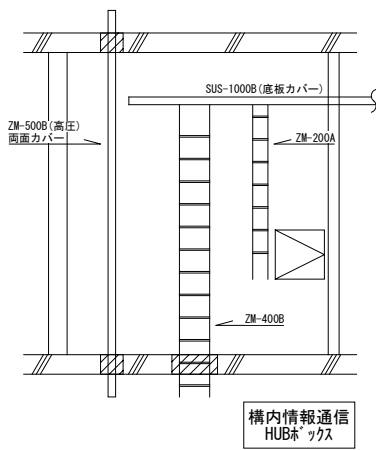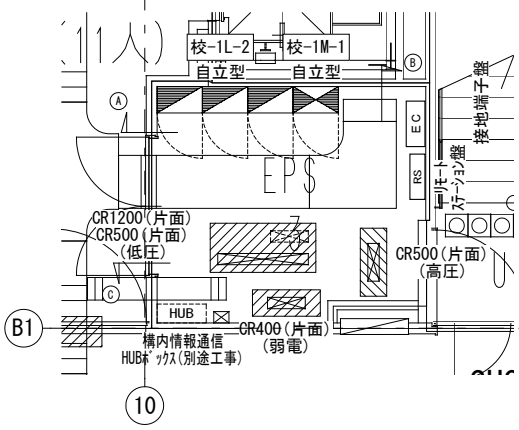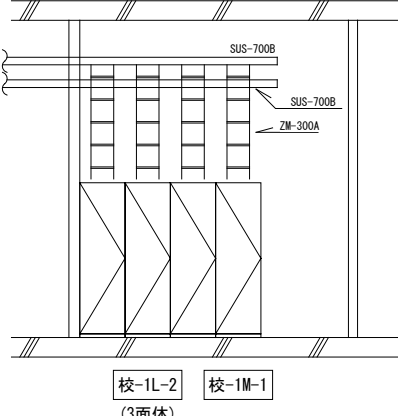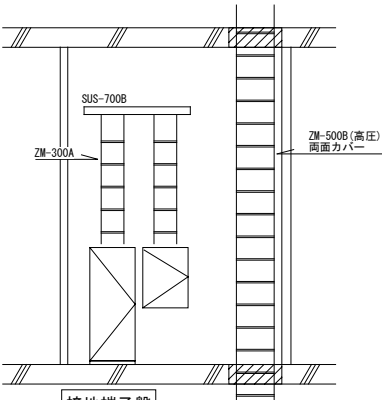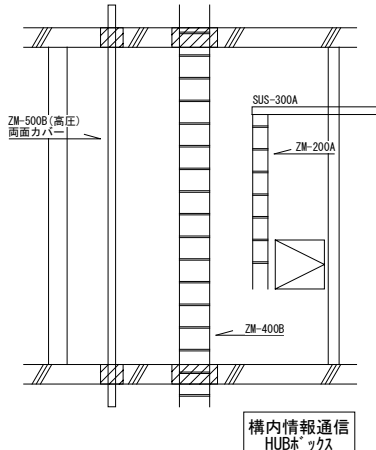3F EPS3 詳細図 A1:1/50 A3:1/100		3F EPS3 展開図 A1:1/50 A3:1/100									
											
2F EPS3 詳細図 A1:1/50 A3:1/100		2F EPS3 展開図 A1:1/50 A3:1/100									
											
1F EPS3 詳細図 A1:1/50 A3:1/100		1F EPS3 展開図 A1:1/50 A3:1/100									
											
		公立大学法人 滋賀県立大学 高専開設準備局 総務・施設整備課		株式会社 東畑建築事務所 TOHATA ARCHITECTS & ENGINEERS, INC.		設計番号 20240631-1 一級建築士 NO.272847 石井 康彦 一級建築士 NO.248486 構造設計一級建築士 NO.4009 木下 隆嗣		工事名称 滋賀県立高等専門学校 新築電気設備工事 (第1工区) 図面名称 EPS詳細図 (2) 一級建築士 NO.334956 設備設計一級建築士 NO.4756 工藤 征志		図面番号 E158 縮尺 A1: 1/50 A3: 1/100	

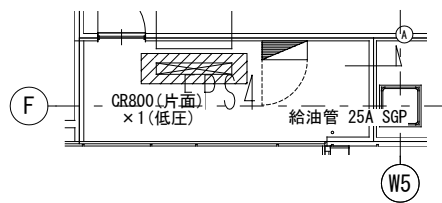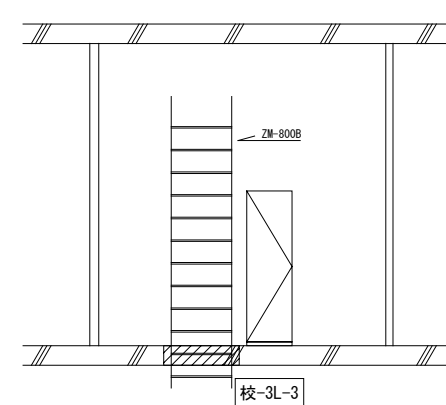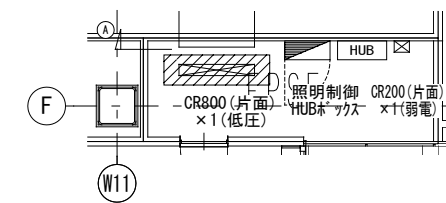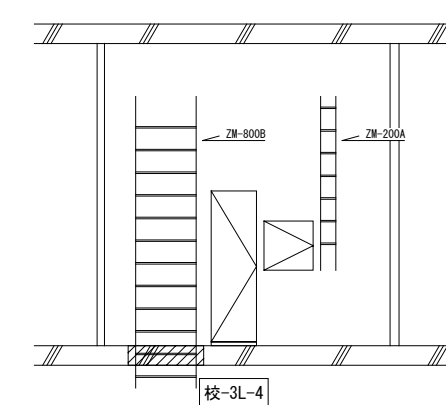2F EPS4 詳細図 A1:1/50 A3:1/100		3F EPS4 展開図 A1:1/50 A3:1/100		3F EPS5 詳細図 A1:1/50 A3:1/100		3F EPS5 展開図 A1:1/50 A3:1/100	
							
2F EPS4 詳細図 A1:1/50 A3:1/100		2F EPS4 展開図 A1:1/50 A3:1/100		2F EPS5 詳細図 A1:1/50 A3:1/100		2F EPS5 展開図 A1:1/50 A3:1/100	
