


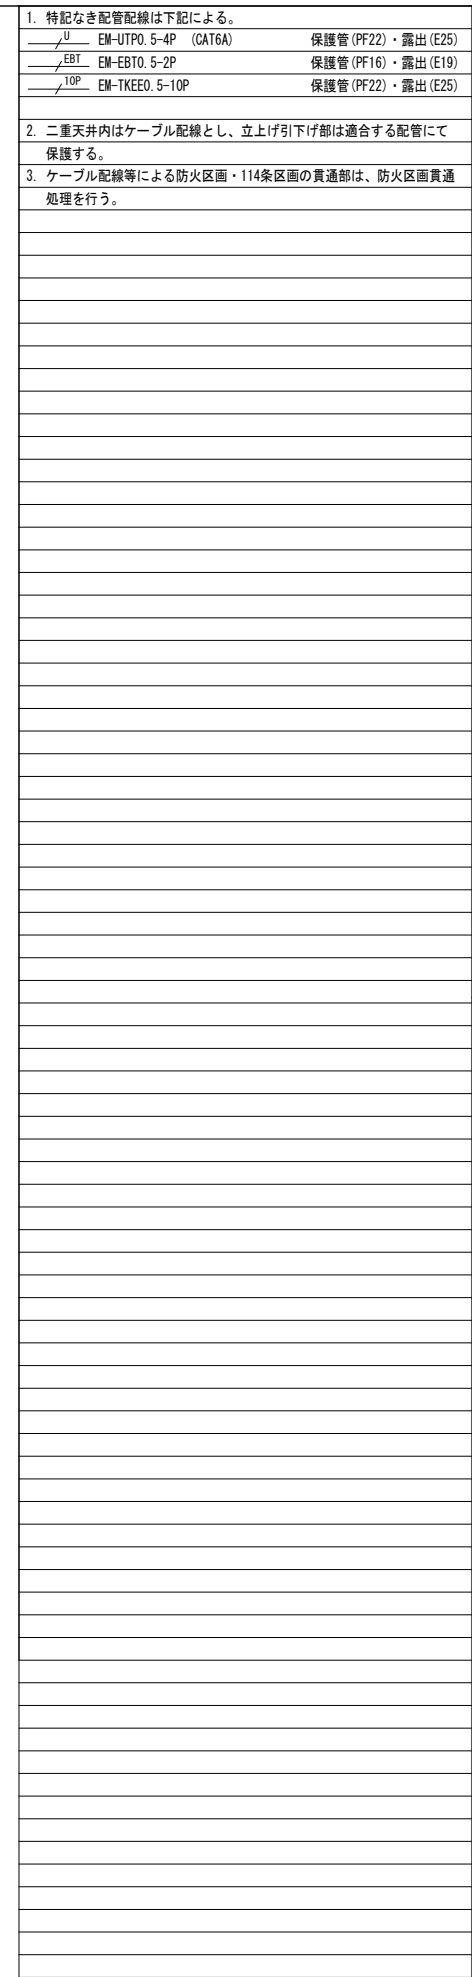
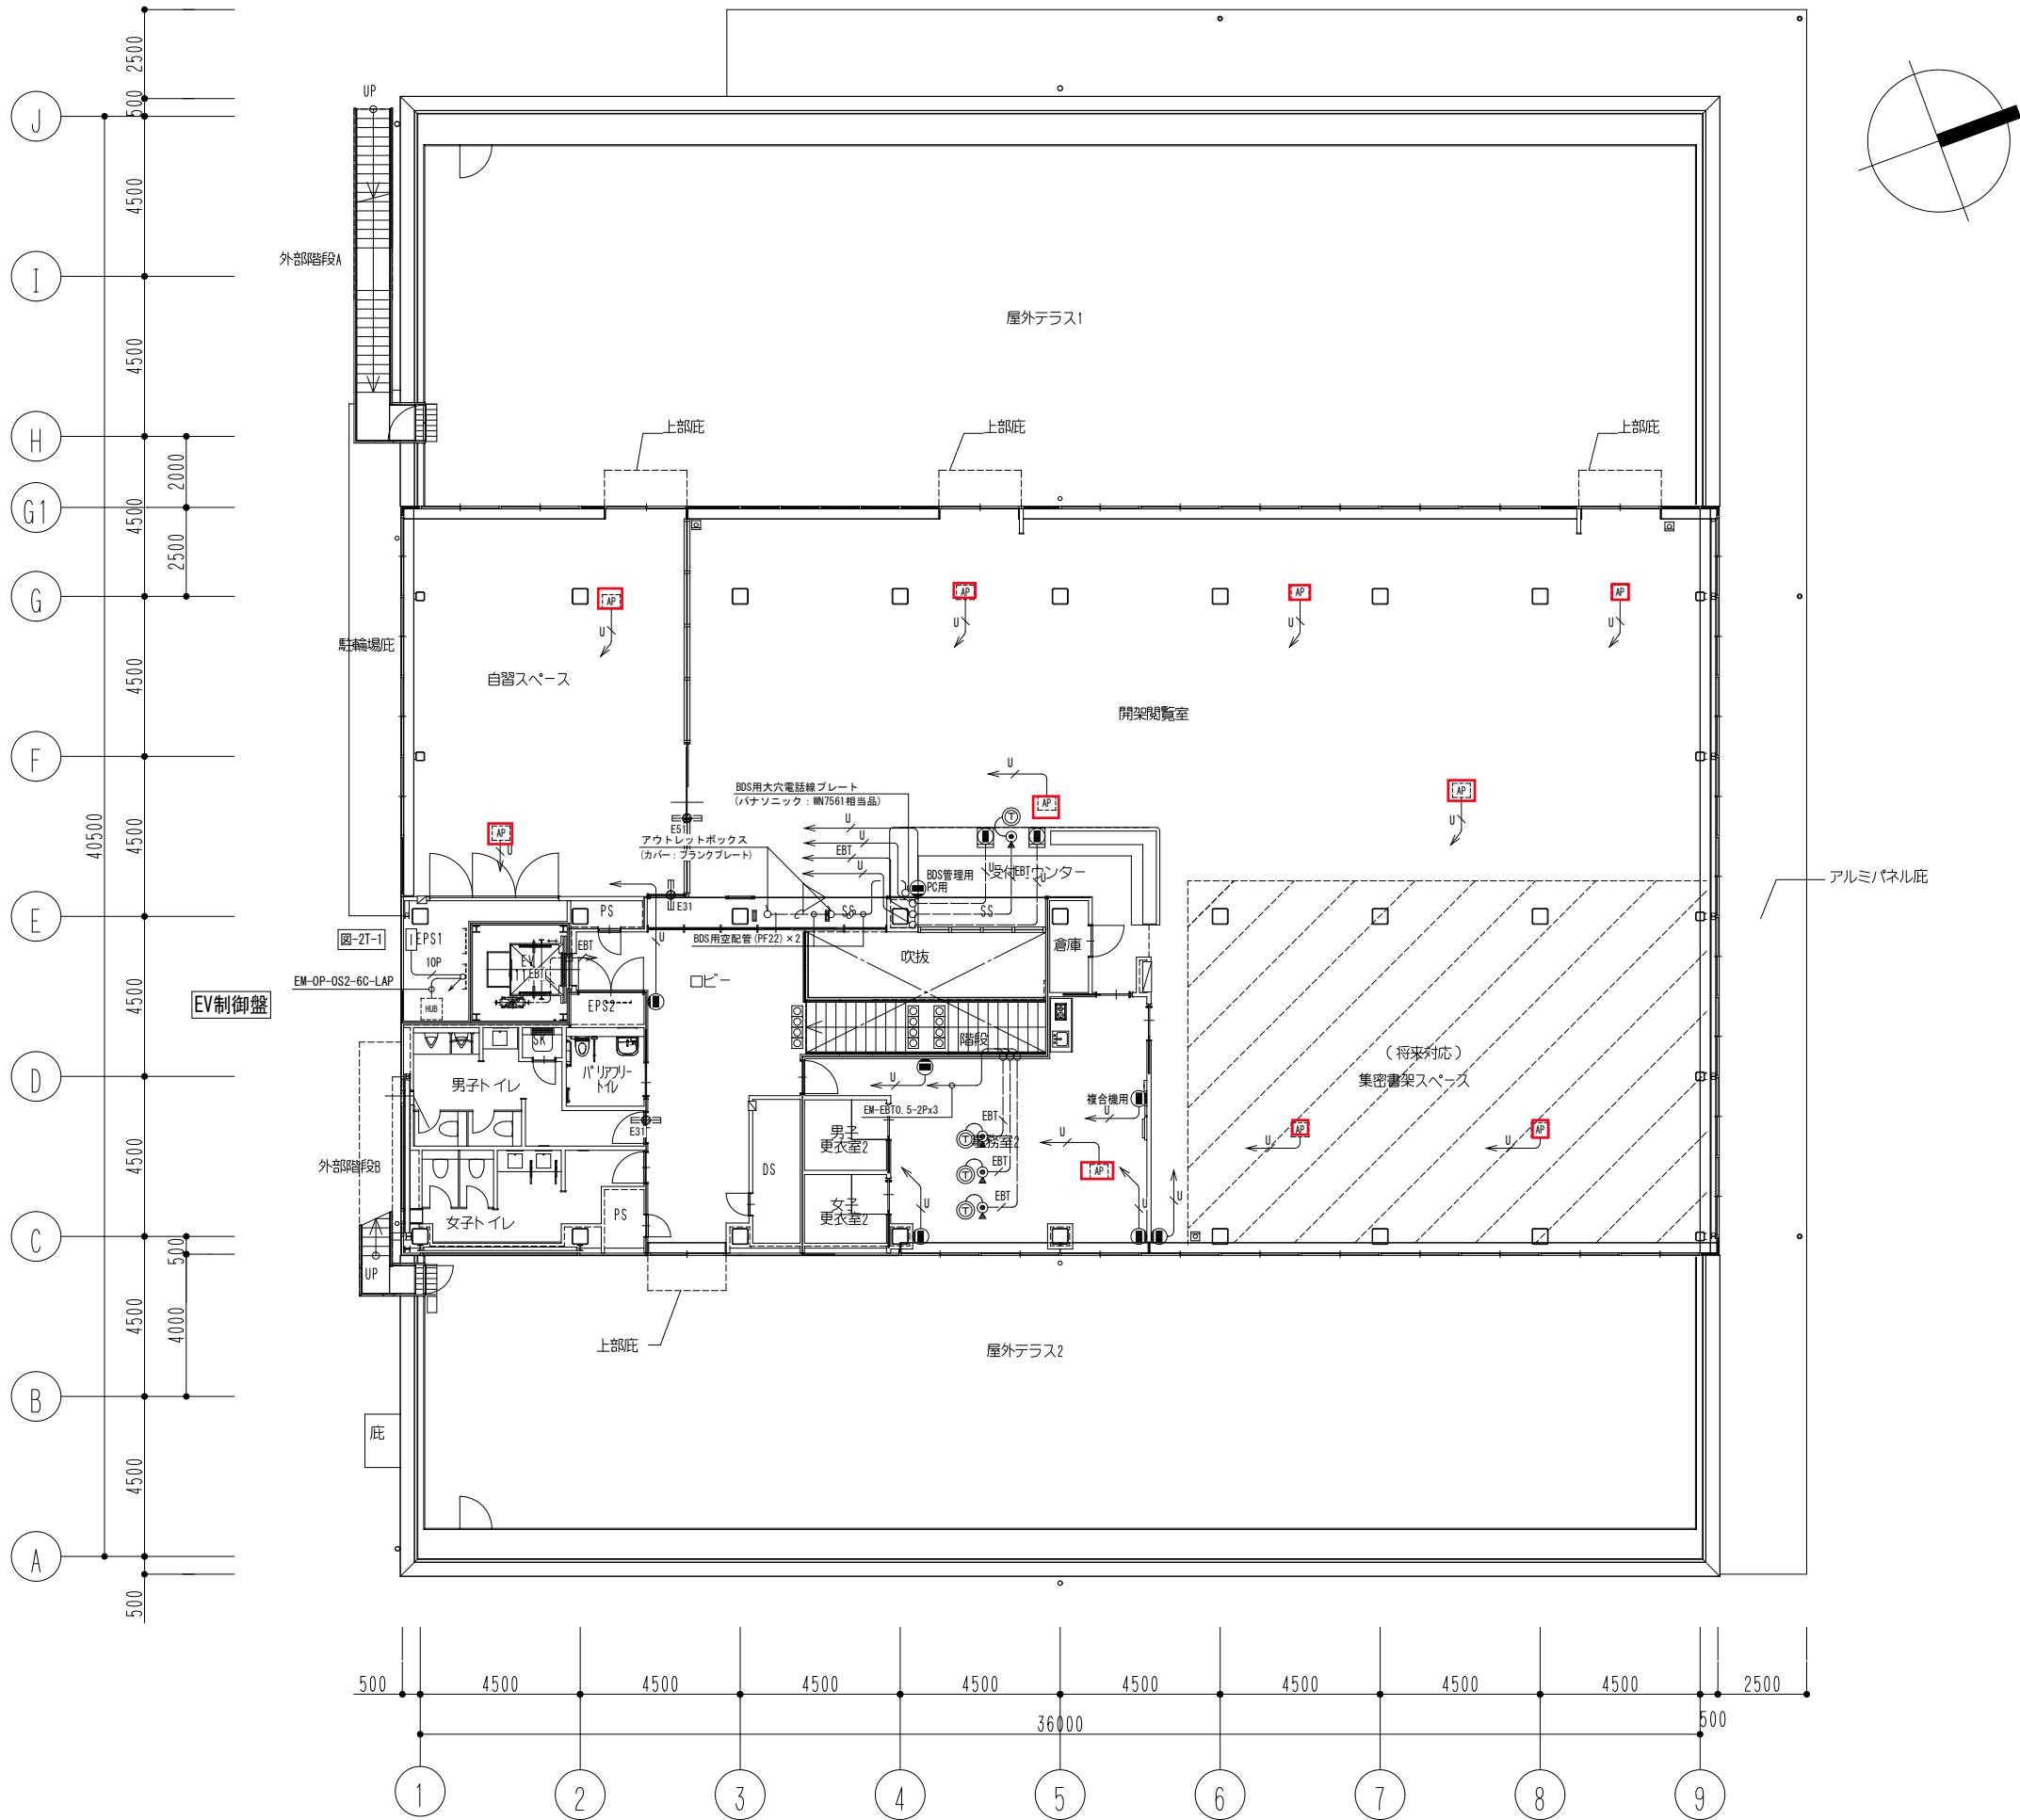
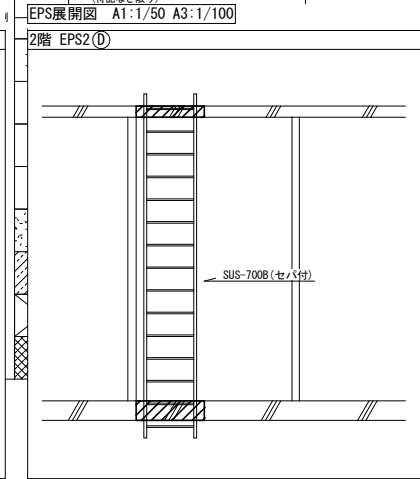
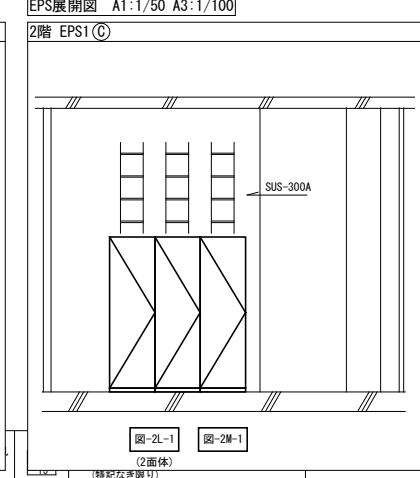
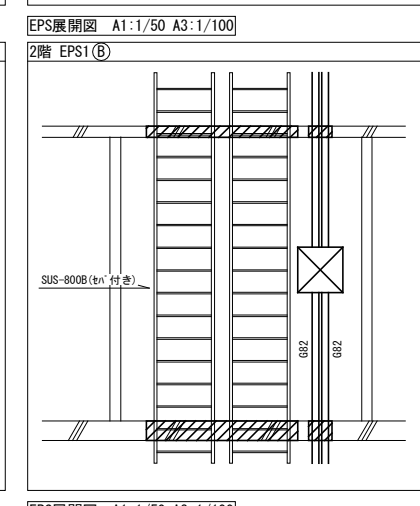
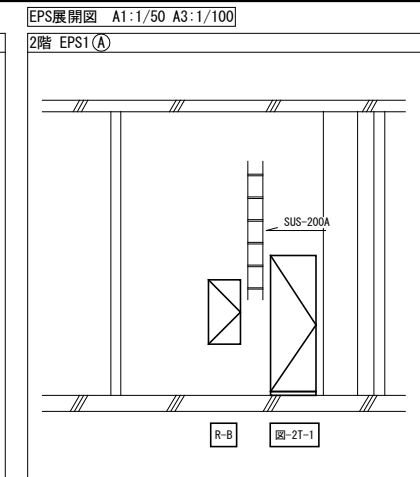
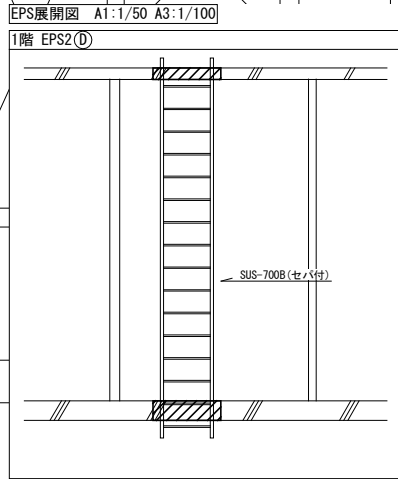
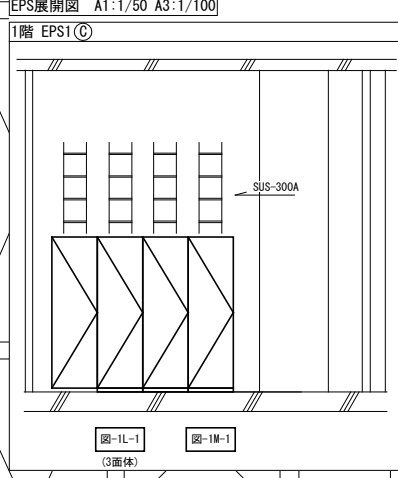
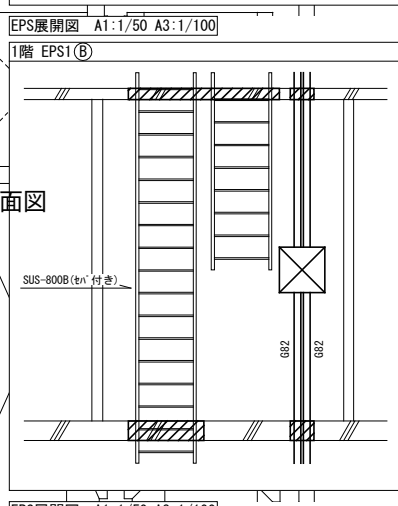


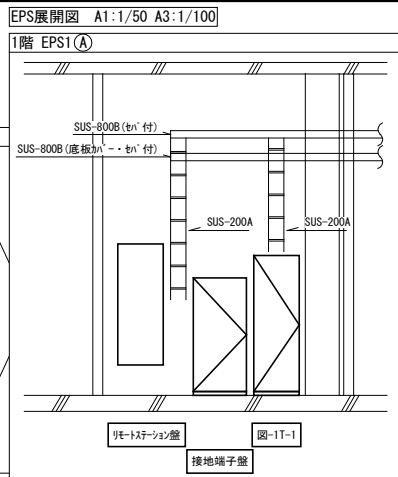

				設計番号 20240631-2			工事名称 滋賀県立高等専門学校 新築電気設備工事（第2工区）	図面番号
	公立大学法人 滋賀県立大学	株式会社 東畑建築事務所 TOHATA ARCHITECTS & ENGINEERS, INC.	一級建築士 No.272847	一級建築士 No.248486 構造設計一級建築士 No.4009	一級建築士 No.334956 設備設計一級建築士 No.4756	図面名称 構内交換・構内情報通信網設備 図書交流・食堂売店棟1階平面図	縮尺 A1: 1/100 A3: 1/200	E066
	高専開設準備局 総務・施設整備課		石井 康彦	木下 隆嗣	工藤 征志			

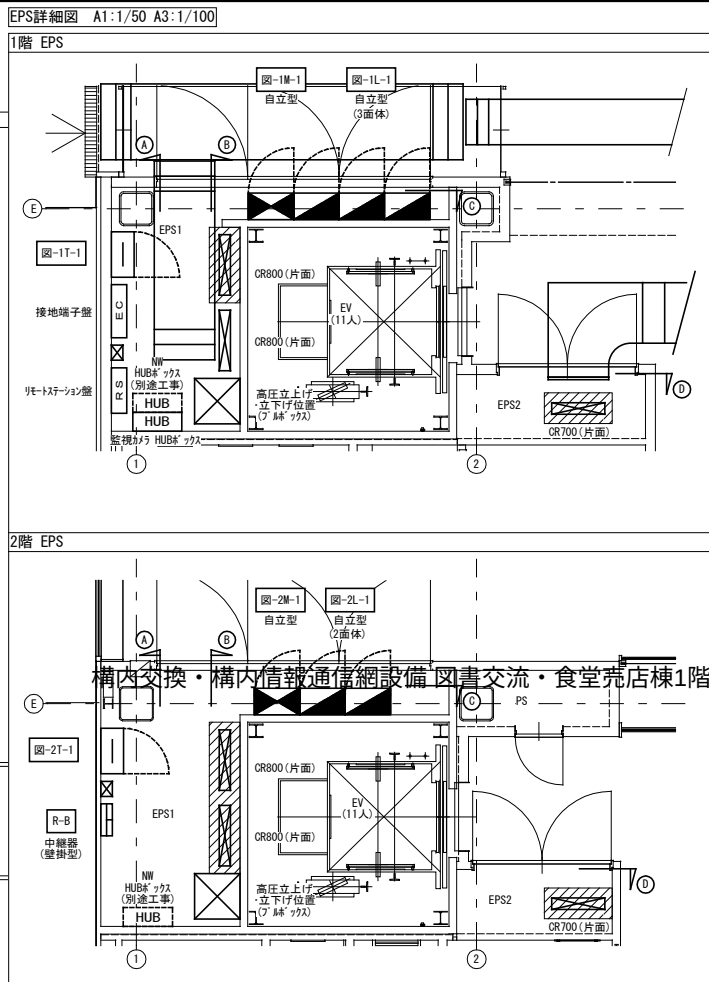

				設計番号 20240631-2			工事名称 滋賀県立高等専門学校 新築電気設備工事（第2工区）			図面番号 E067
				一級建築士 NO.272847 石井 康彦	一級建築士 NO.248486 構造設計一級建築士 NO.4009 木下 隆嗣	一級建築士 NO.334956 設備設計一級建築士 NO.4756 工藤 征志	図面名称 構内交換・構内情報通信網設備 図書交流・食堂売店棟2階平面図 縮尺 A1: 1/100 A3: 1/200			
公立大学法人 滋賀県立大学 高専開設準備局 総務・施設整備課				株式会社 東畑建築事務所 TOHATA ARCHITECTS & ENGINEERS, INC.						

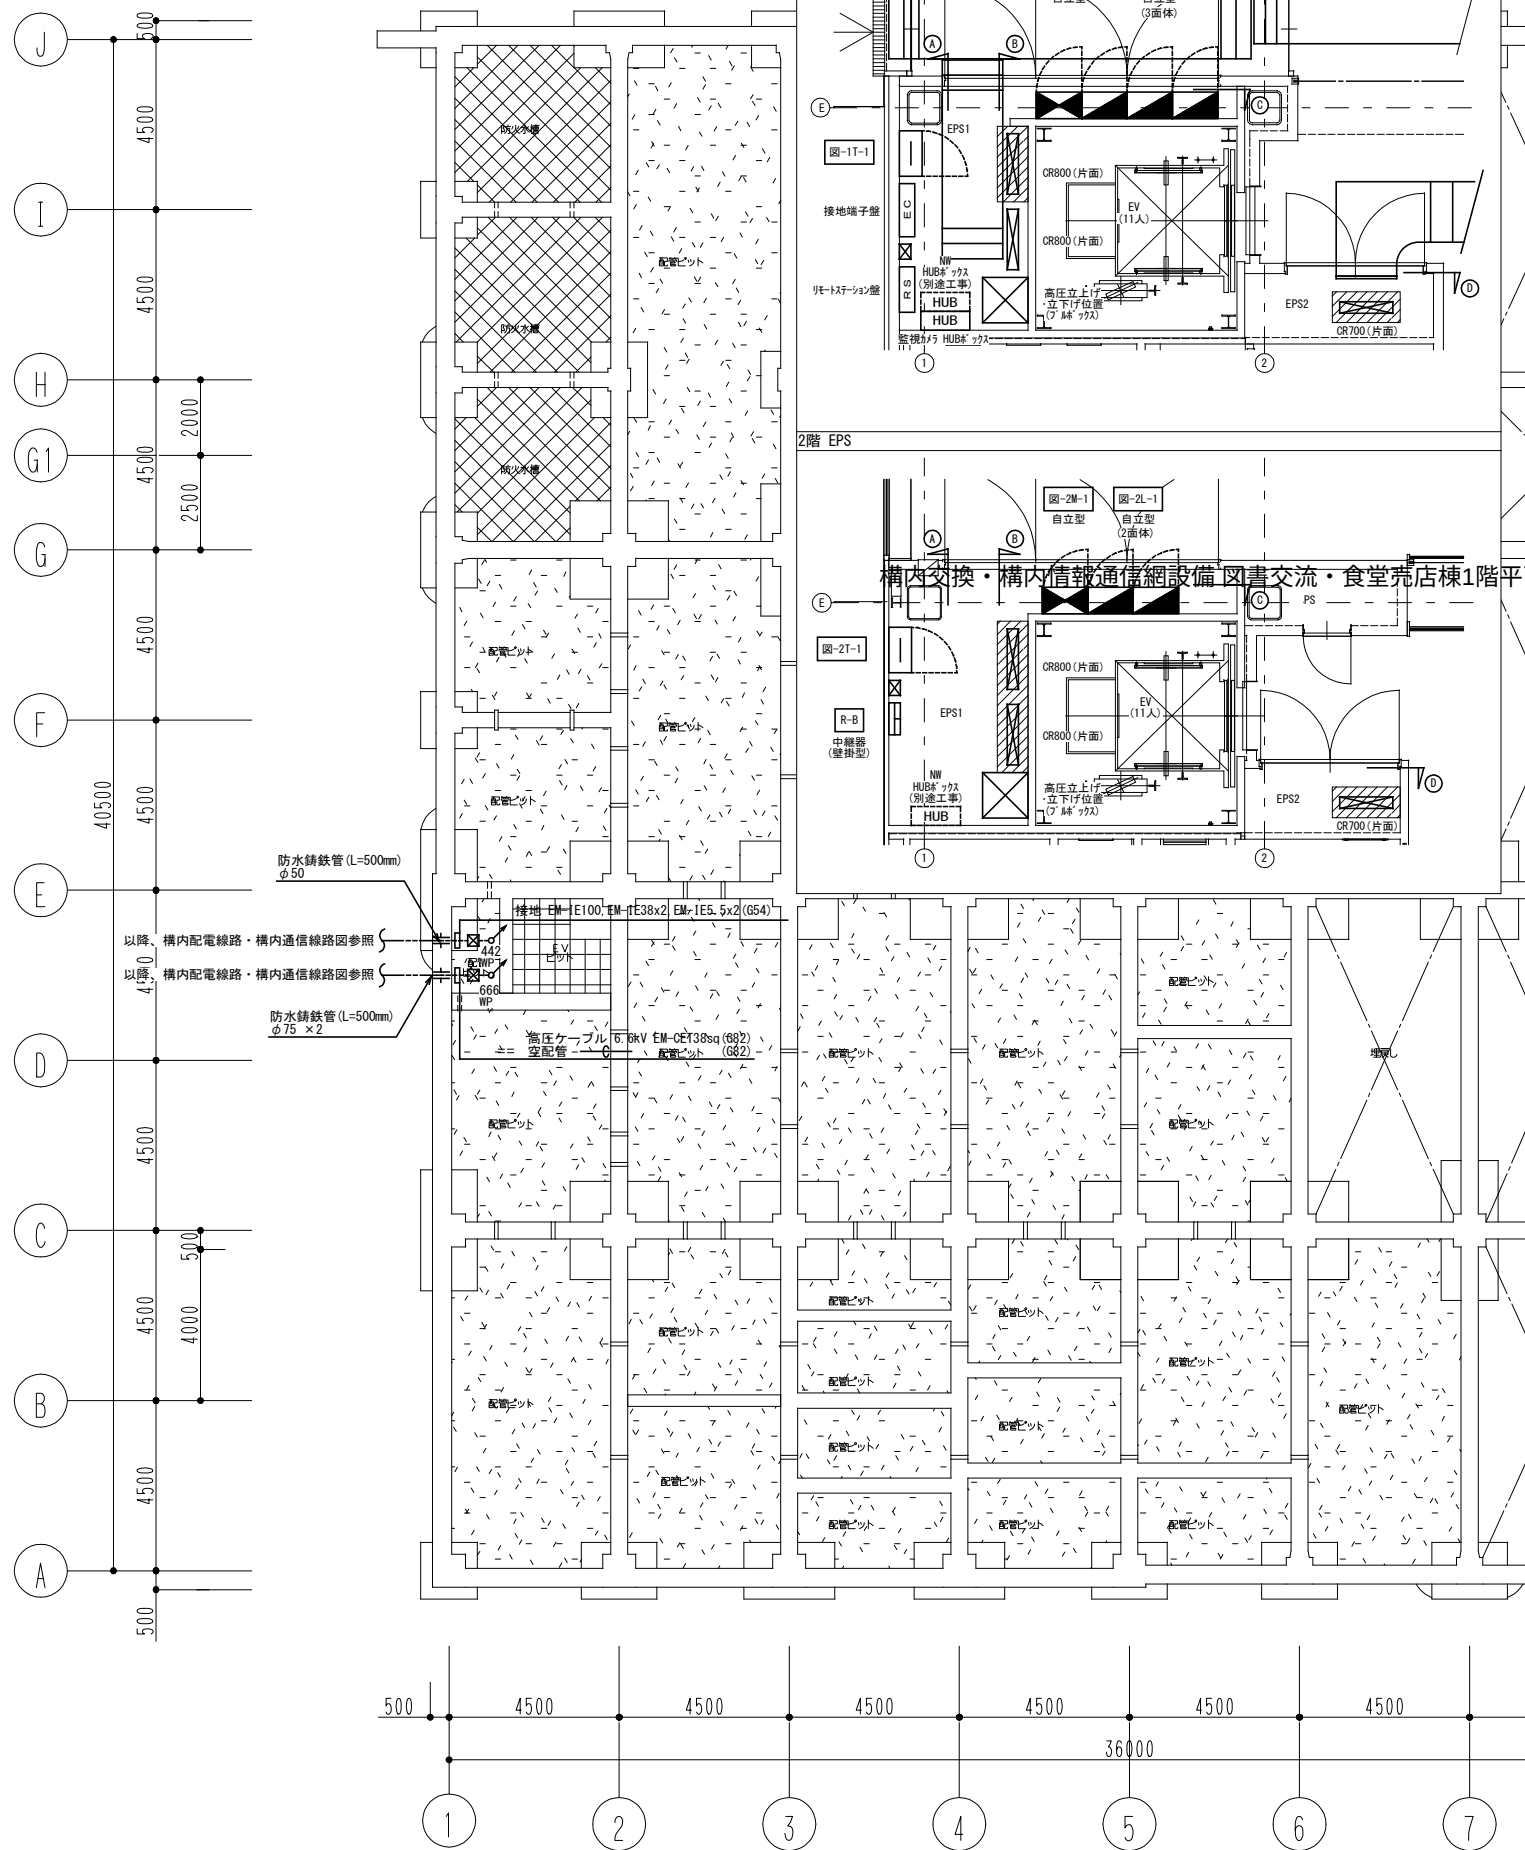

- | | |
|--|--------------|
| 注記 | |
| 1. 幹線・動力設備の配管配線は配電盤リスト・動力盤リスト参照とする。 | |
| 2. 防火区画等の真通部は特記仕様書参照とし、国土交通大臣認定工法は下記による。 | |
| ・ ケーブル架の壁 (RC・中空壁) | PS060WL-0514 |
| 〃 (片壁) | PS060WL-0530 |
| 〃 (床) | PS060FL-0513 |
| ・ PF管の壁 (RC・中空壁) | PS060WL-0213 |
| 〃 (片壁) | PS060WL-0358 |
| 3. 二重天井内はケーブル配線とし、立上げ引下げ部は適合する配管にて保護する。 | |
| 4. ブルボックスは鋼製とし、サイズは下記による。
$\square \text{abc} : W(a \times 100) \times H(b \times 100) \times D(c \times 100)$
寸法記号はW200×H200×D100、傍記WPはSUS防水型とする。 | |
| 5. 地中埋設配管の埋設深さは下記とし、埋設表示シート(2倍長)および埋設標を敷設すること。 | |
| ① 引込み管路、幹線ケーブル等で重要な配線の地中管路は
GL-600mm以上とする。 | |
| 舗装がある場合は舗装下面からGL-300mm以上とする。 | |
| ② ①以外の場合は、埋設場所の状況等を考慮の上、
地表面(舗装がある場合は舗装下面)から300mm以上とする。 | |
| 6. ケーブルラックは屋内：SUS、屋外：ZAとする。 | |
| 7. 防水鎖鉄管はつば付き、アジャスタ型とする。 | |
| 8. 屋上に敷設するケーブルラックには平行対応型の蓋を
かつ、人が乗る場所  には歩行対応型の蓋を
設置すること。 | |

				設計番号 20240631-2			工事名称 滋賀県立高等専門学校 新築電気設備工事（第2工区）	図面番号
	公立大学法人 滋賀県立大学		株式会社 東畑建築事務所 TOHATA ARCHITECTS & ENGINEERS, INC.	一級建築士 NO.272847	一級建築士 NO.248486 構造設計一級建築士 NO.4009	一級建築士 NO.334956 設備設計一級建築士 NO.4756	図面名称 幹線・動力設備 図書交流、食堂売店棟の1階平面図、EPS詳細図 縮尺 A1: 1/100 A3: 1/200	E022
	高専開設準備局 総務・施設整備課			石井 康彦	木下 隆嗣	工藤 征志		