


構内交換・構内情報通信網 学生寮1階平面図

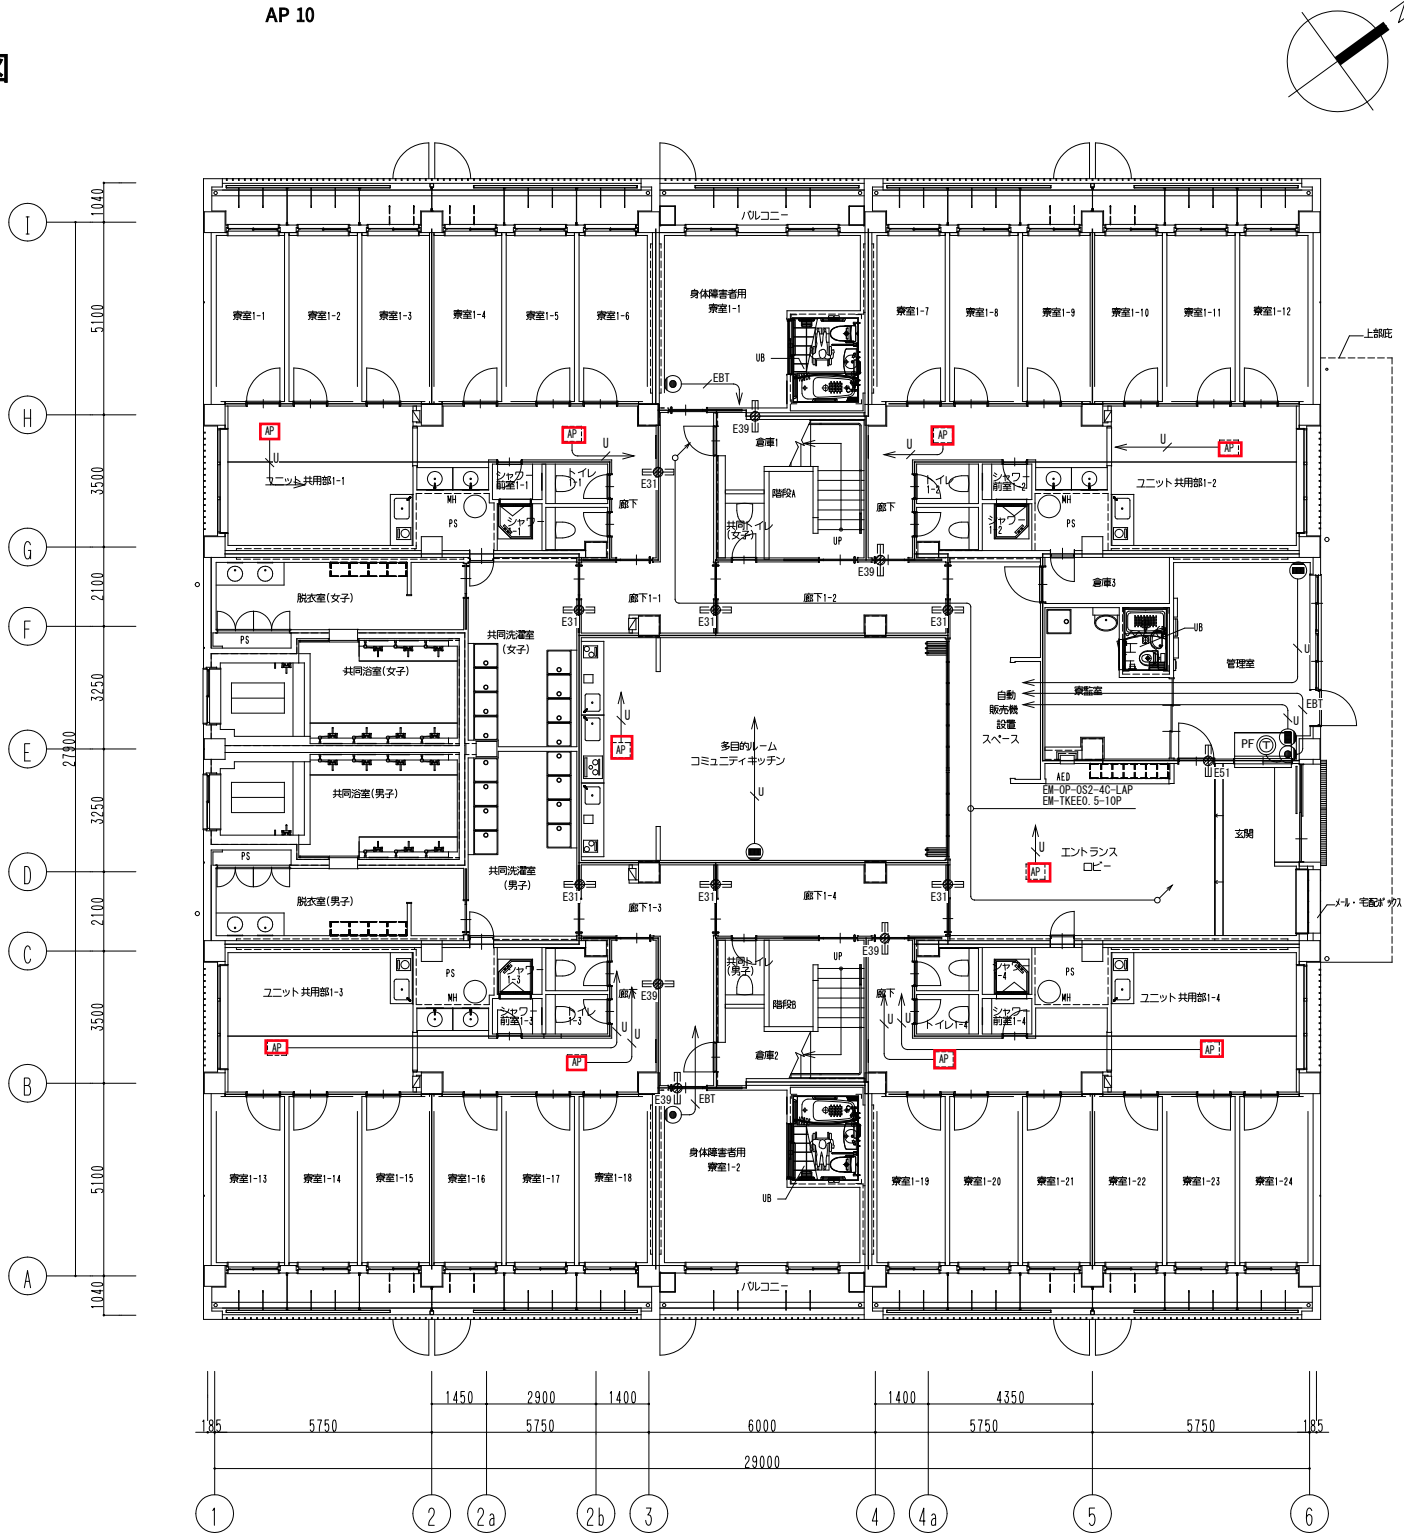


1. 特記なき配管配線は下記による。
- | | | |
|-----|-----------------------|----------------------|
| U | EM-UTP0. 5-4P (CAT6A) | 保護管 (PF22) ・露出 (E25) |
| EBT | EM-EBT0. 5-2P | 保護管 (PF16) ・露出 (E19) |
2. 二重天井内はケーブル配線とし、立上げ引下げ部は適合する配管にて保護する。
3. ケーブル配線等による防火区画・114条区画の貫通部は、防火区画貫通処理を行う。
4. 防火区画等の貫通部は特記仕様書参照とし、国土交通大臣認定工法は下記による。
- | | |
|----------------------|--------------|
| ・ケーブルラック等の壁 (RC・中空壁) | PS060WL-0514 |
| 〃 (片壁) | PS060WL-0530 |
| 〃 (床) | PS060FL-0513 |
| ・PF管の壁 (RC・中空壁) | PS060WL-0213 |
| 〃 (片壁) | PS060WL-0358 |

	公立大学法人 滋賀県立大学 高専開設準備局 総務・施設整備課	株式会社 東畑建築事務所 TOHATA ARCHITECTS & ENGINEERS, INC.	設計番号 20240631-2			工事名称 滋賀県立高等専門学校 新築電気設備工事（第2工区）	図面番号
			一級建築士 No.272847	一級建築士 No.248486 構造設計一級建築士 No.4009	一級建築士 No.334956 設備設計一級建築士 No.4756	図面名称 構内交換・構内情報通信網設備 学生寮1階平面図 縮尺 A1: 1/100 A3: 1/200	E068
			石井 康彦	木下 隆嗣	工藤 征志		


構内交換・構内情報通信網 学生寮2階平面図

AP 8

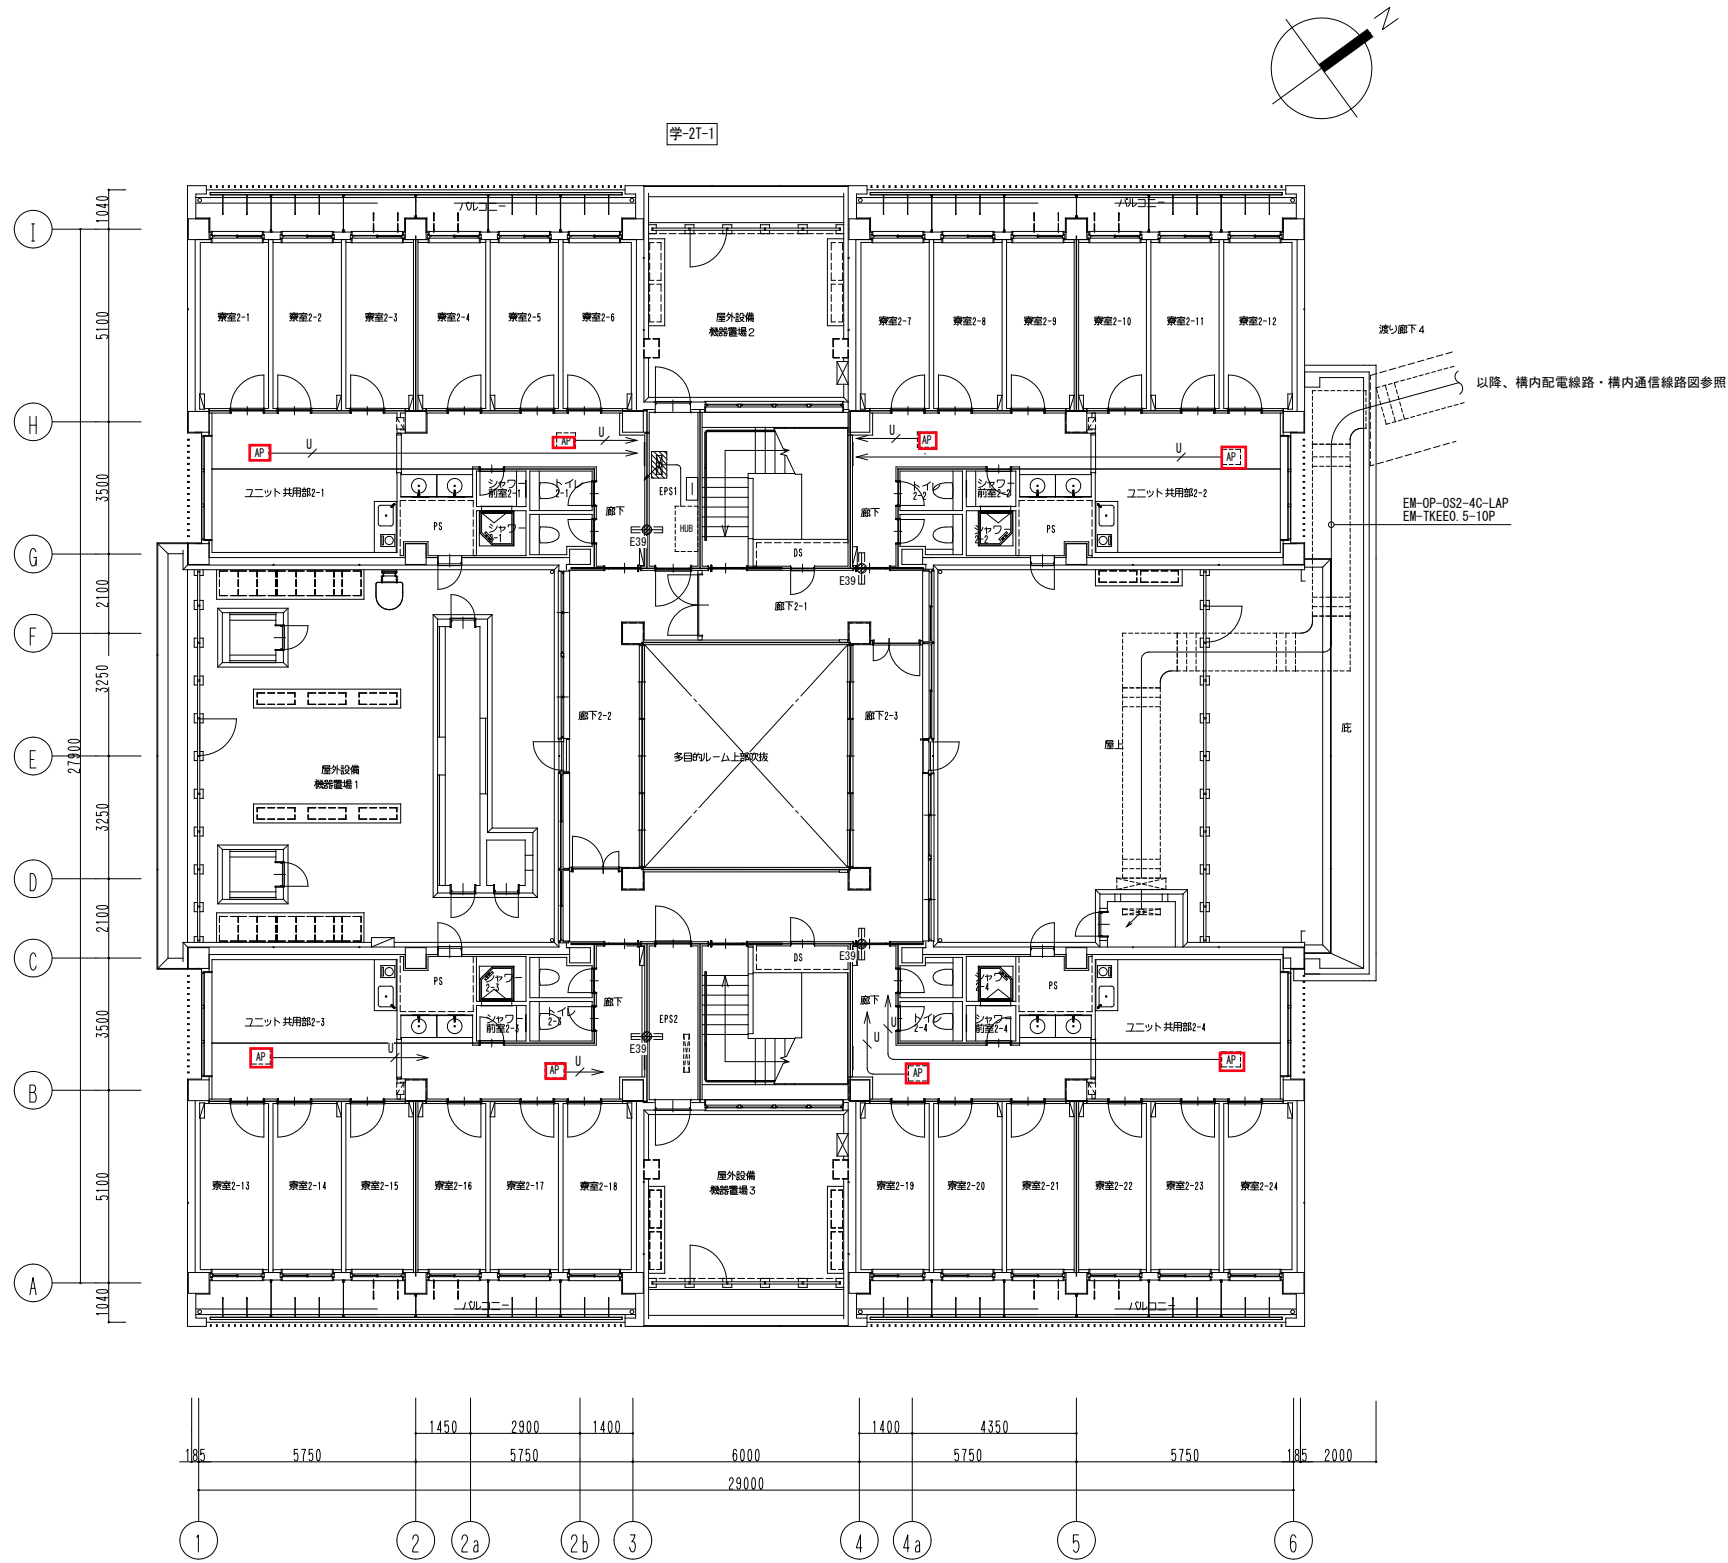

			設計番号 20240631-2		工事名称 滋賀県立高等専門学校 新築電気設備工事（第2工区）		図面番号 E069
公立大学法人 滋賀県立大学 高専開設準備局 総務・施設整備課			一級建築士 NO.272847 石井 康彦	一級建築士 NO.248486 構造設計一級建築士 NO.4009 木下 隆嗣	一級建築士 NO.334956 設備設計一級建築士 NO.4756 工藤 征志	図面名称 構内交換・構内情報通信網設備 学生寮2階平面図 縮尺 A1: 1/100 A3: 1/200	
株式会社 東畑建築事務所 TOHATA ARCHITECTS & ENGINEERS, INC.							

構内交換・構内情報通信網 学生寮 EPS詳細

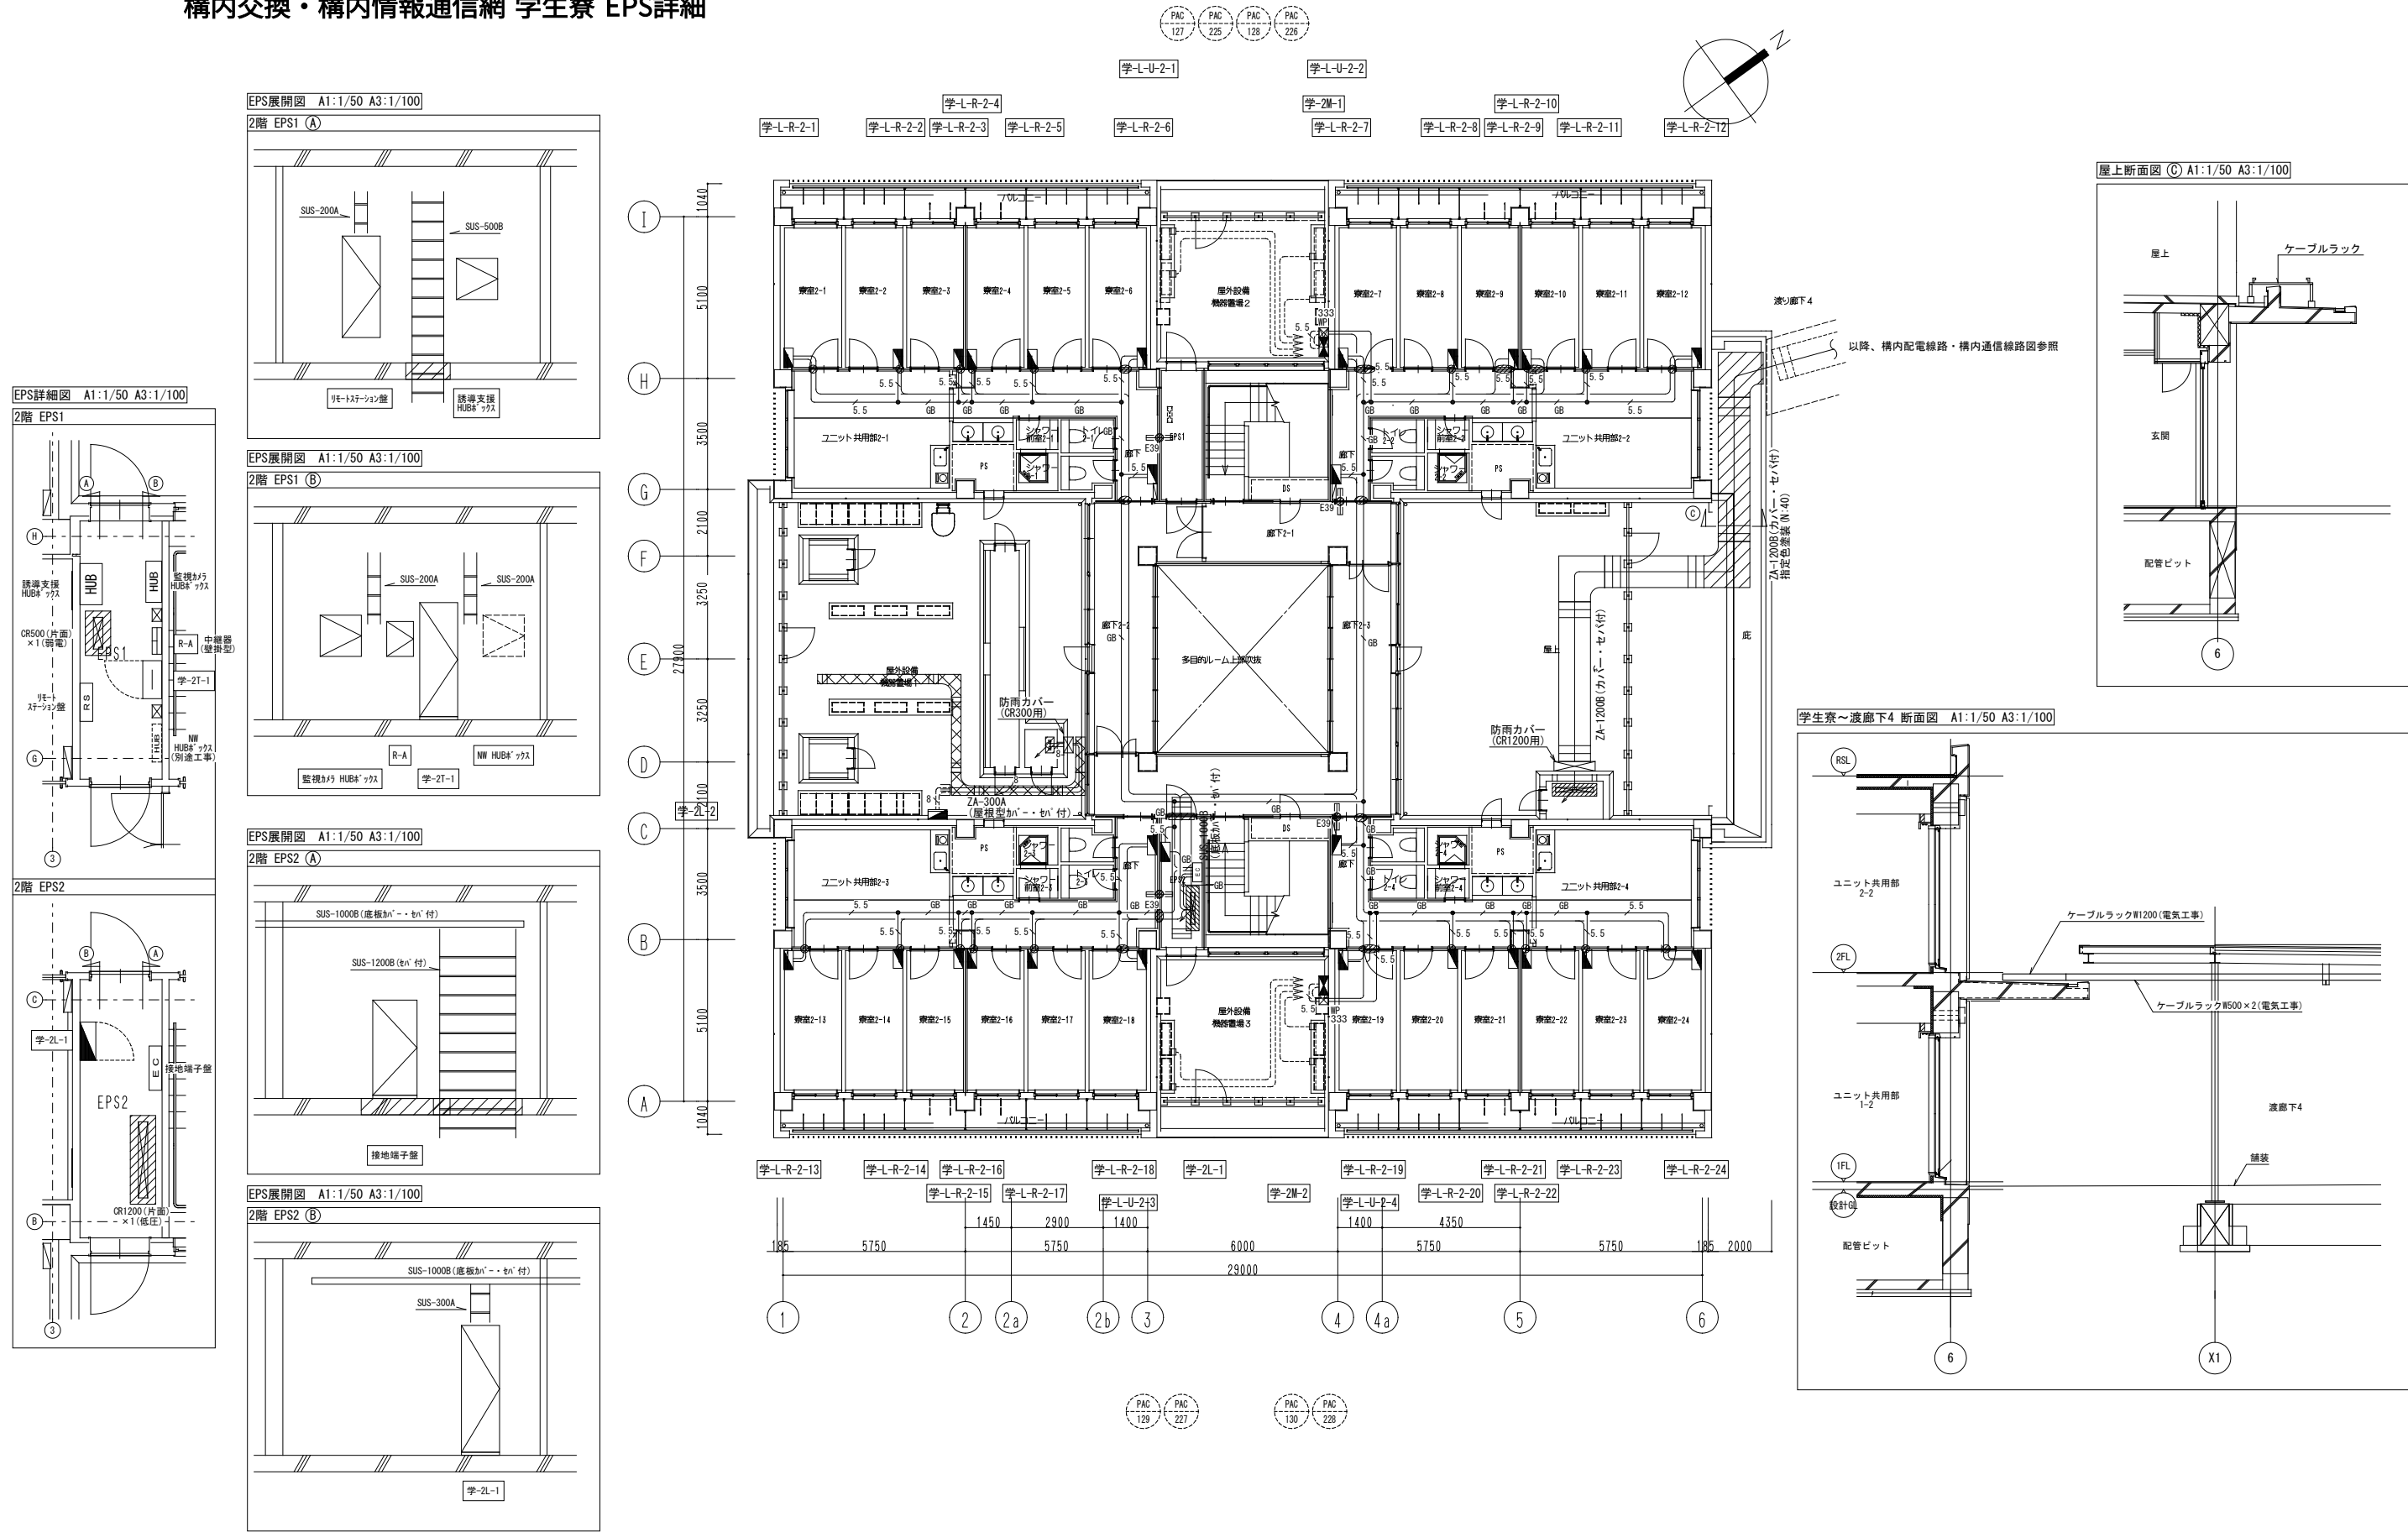

			設計番号 20240631-2				工事名称 滋賀県立高等専門学校 新築電気設備工事（第2工区）		図面番号	
公立大学法人 滋賀県立大学 高専開設準備局 総務・施設整備課			株式会社 東畑建築事務所 TOHATA ARCHITECTS & ENGINEERS, INC.		一級建築士 NO.272847 石井 康彦	一級建築士 NO.248486 構造設計一級建築士 NO.4009 木下 隆嗣	一級建築士 NO.334956 設備設計一級建築士 NO.4756 工藤 征志	図面名称 幹線・動力設備 学生寮2階平面図・EPS詳細図	縮尺 A1: 1/100 A3: 1/200	
									E028	