


構内交換・構内通信情報網設備 実習工場・実験室棟1階平面図

AP 19

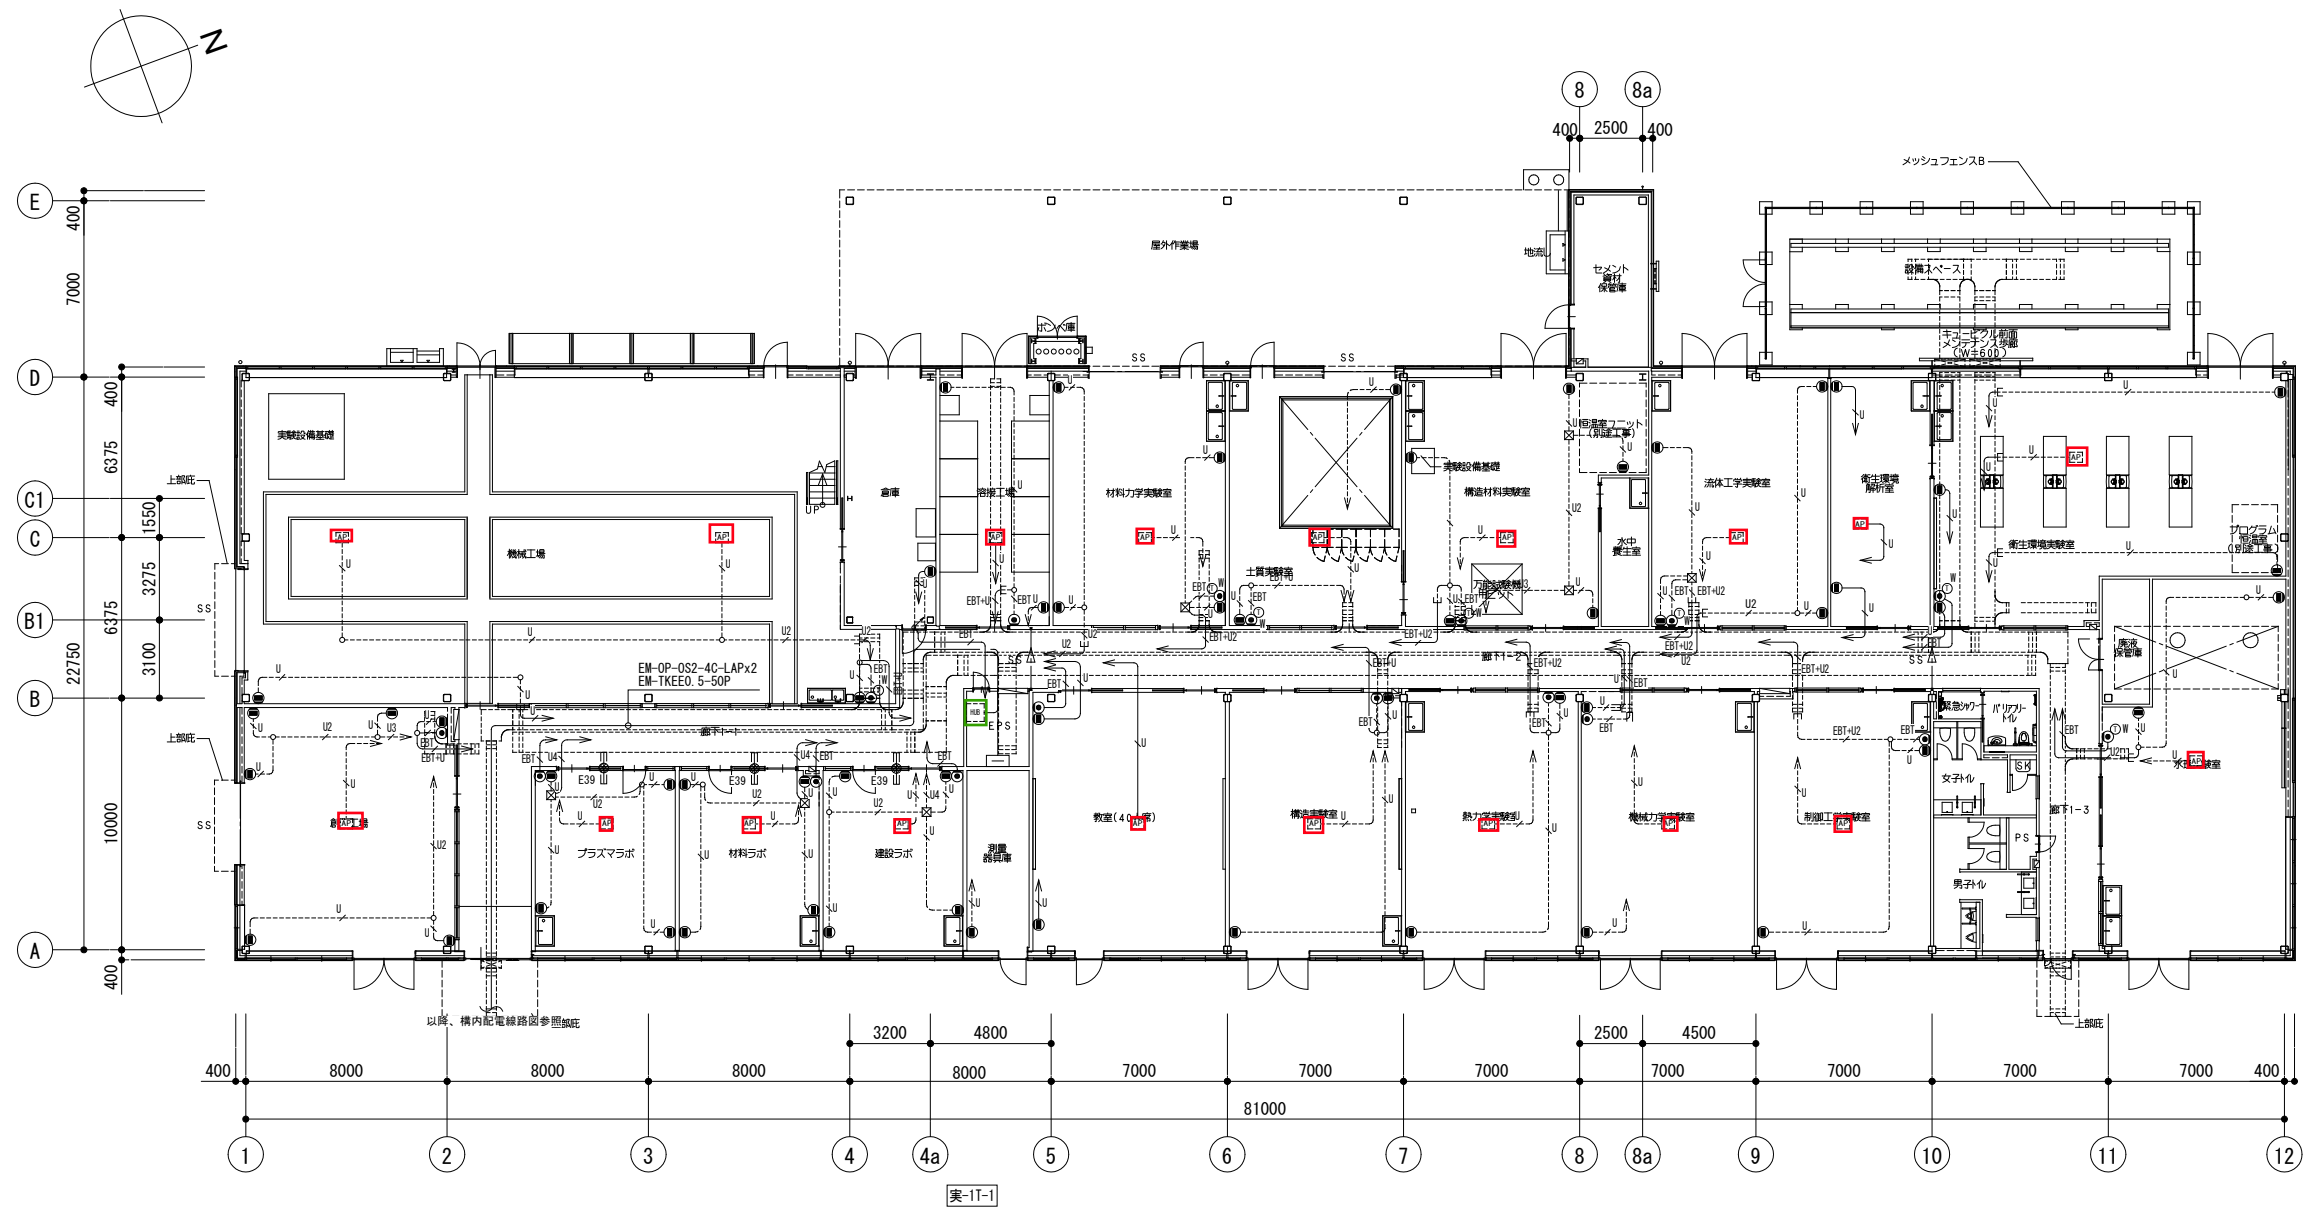

1. 特記なき配管配線は下記による。
- | | | |
|--------|--|---------------------|
| U | EM-UTP0. 5-4P (CAT6A) | 保護管 (PF22)・露出 (E25) |
| U2 | EM-UTP0. 5-4Px2 (CAT6A) | 保護管 (PF22)・露出 (E25) |
| U3 | EM-UTP0. 5-4Px3 (CAT6A) | 保護管 (PF22)・露出 (E31) |
| U4 | EM-UTP0. 5-4Px4 (CAT6A) | 保護管 (PF36)・露出 (E39) |
| EBT | EM-EBT0. 5-2P | 保護管 (PF16)・露出 (E19) |
| EBT+U | EM-EBT0. 5-2P+EM-UTP0. 5-4P (CAT6A) | 保護管 (PF22)・露出 (E25) |
| EBT+U2 | EM-EBT0. 5-2P+EM-UTP0. 5-4P (CAT6A) x2 | 保護管 (PF22)・露出 (E25) |
2. 二重天井内はケーブル配線とし、立上げ引下げ部は適合する配管にて保護する。
3. ケーブル配線等による防火区画・114条区画の貫通部は、防火区画貫通処理を行う。
4. ブルボックスは鋼製とし、サイズは下記による。
abc : W(a×100)×H(b×100)×D(c×100)
特記なきはW200×H200×D100、傍記NPはSUS防水型とする。
5. LANケーブルは設備用途毎に色分けを行い、メンテナンス性の向上を図ること。









				設計番号 20240631-3			工事名称 滋賀県立高等専門学校 新築電気設備工事（第3工区）	図面番号
	公立大学法人 滋賀県立大学 高専開設準備局 総務・施設整備課	株式会社 東畑建築事務所 TOHATA ARCHITECTS & ENGINEERS, INC.	一級建築士 NO.272847 石井 康彦	一級建築士 NO.248486 構造設計一級建築士 NO.4009 木下 隆嗣	一級建築士 NO.334956 設備設計一級建築士 NO.4756 工藤 征志	図面名称 構内交換・構内情報通信網設備 実習工場・実験室棟1階平面図	縮尺 A1: 1/150 A3: 1/300	E060

構内交換・構内通信情報網設備 実習工場・実験室棟2階平面図



				設計番号 20240631-3				工事名称 滋賀県立高等専門学校 新築電気設備工事（第3工区）		図面番号	
				一級建築士 NO.272847		一級建築士 NO.248486 構造設計一級建築士 NO.4009		一級建築士 NO.334956 設備設計一級建築士 NO.4756		図面名称	
				石井 康彦		木下 隆嗣		工藤 征志		構内交換・構内情報通信網設備 実習工場・実験室棟2階平面図	
										縮尺 A1: 1/150 A3: 1/300	
公立大学法人 滋賀県立大学 高専開設準備局 総務・施設整備課				株式会社 東畑建築事務所 TOMATA ARCHITECTS & ENGINEERS, INC.						E061	

構内交換・構内通信
情報網設備 実習工
場・実験室棟EPS詳
細

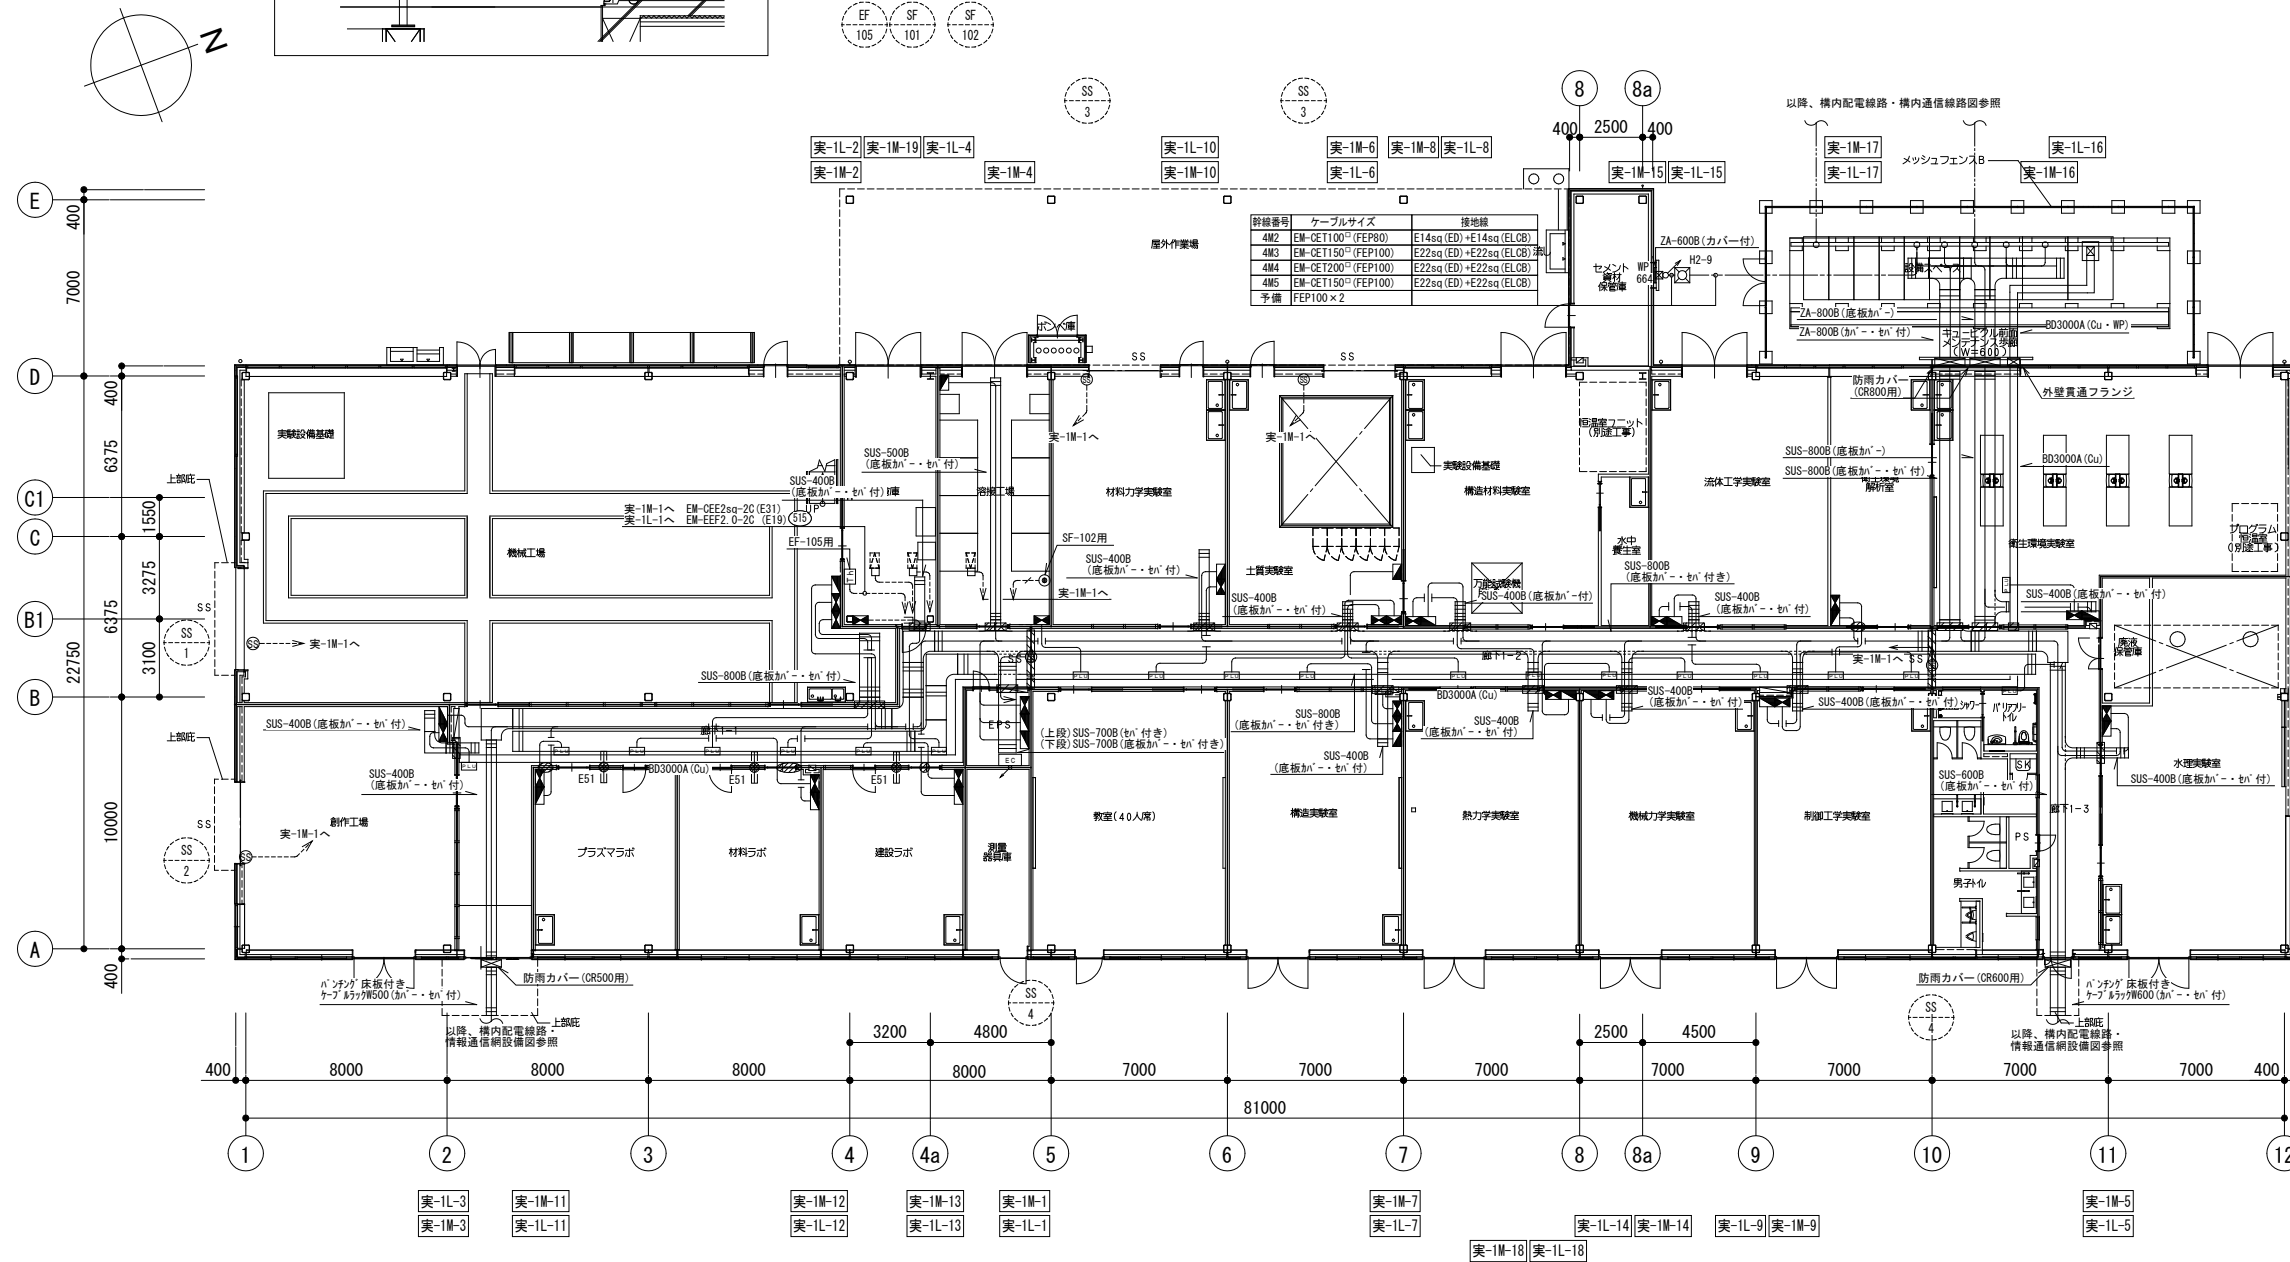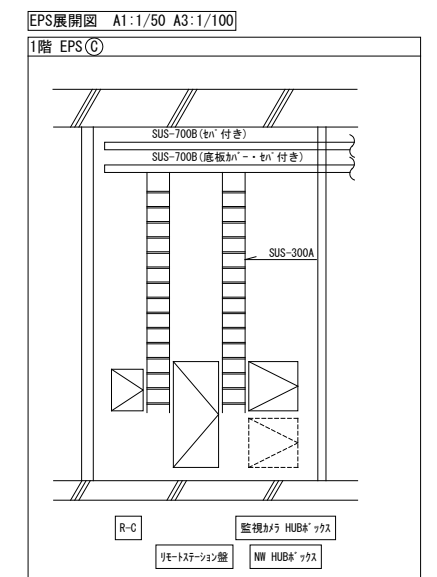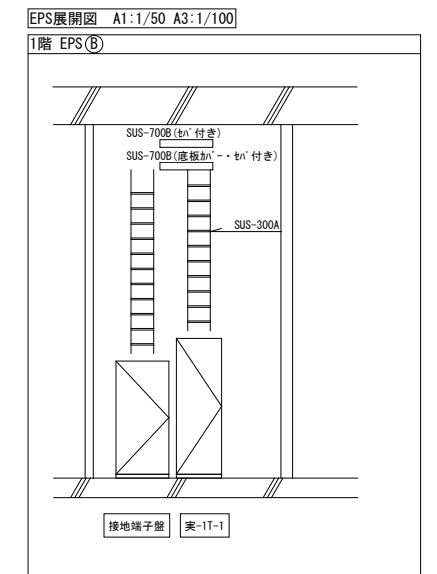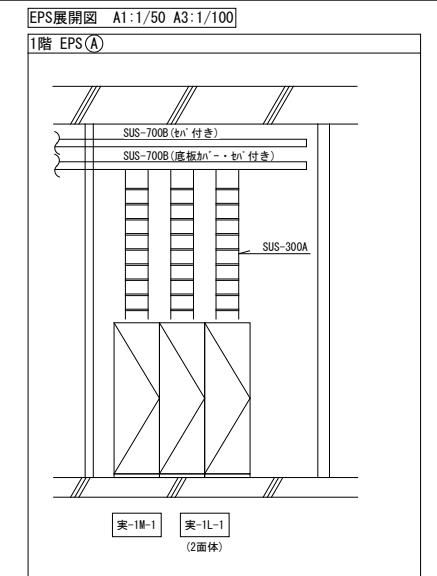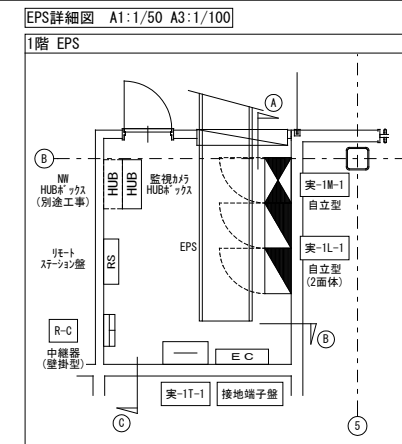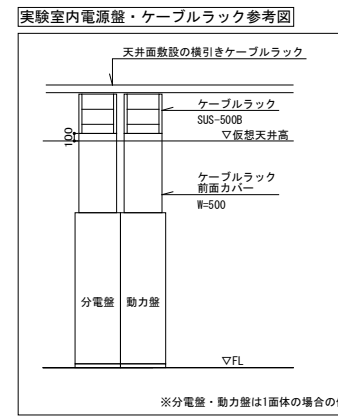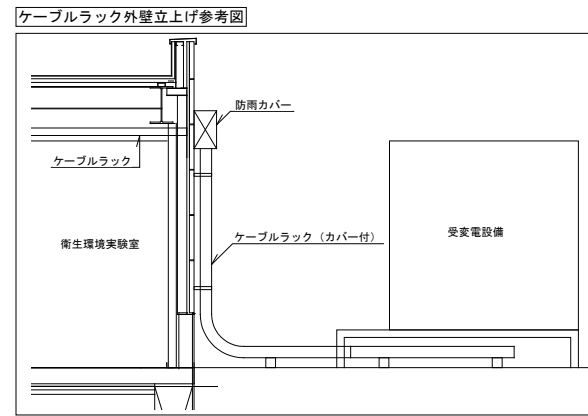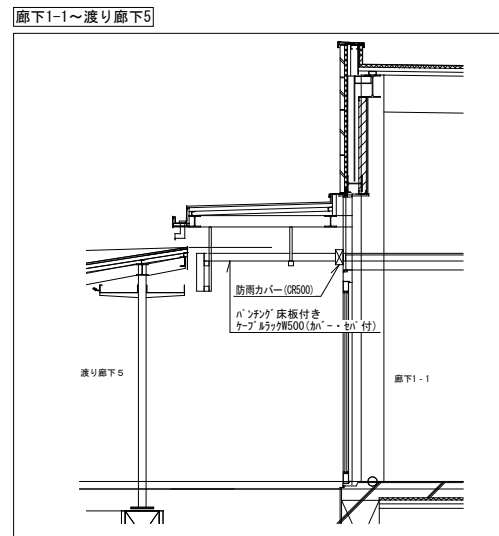

					設計番号 20240631-3			工事名称 滋賀県立高等専門学校 新築電気設備工事（第3工区）	図面番号
	公立大学法人 滋賀県立大学			株式会社 東畑 建築事務所 TOHATA ARCHITECTS & ENGINEERS, INC.	一級建築士 NO.272847	一級建築士 NO.248486 構造設計一級建築士 NO.4009	一級建築士 NO.334956 設備設計一級建築士 NO.4756	図面名称 幹線・動力設備 実習工場・実験室棟1階平面図・EPS詳細図	E028
	高専開設準備局 総務・施設整備課				石井 康彦	木下 隆嗣	工藤 征志	縮尺 A1: 1/150 A3: 1/300	