


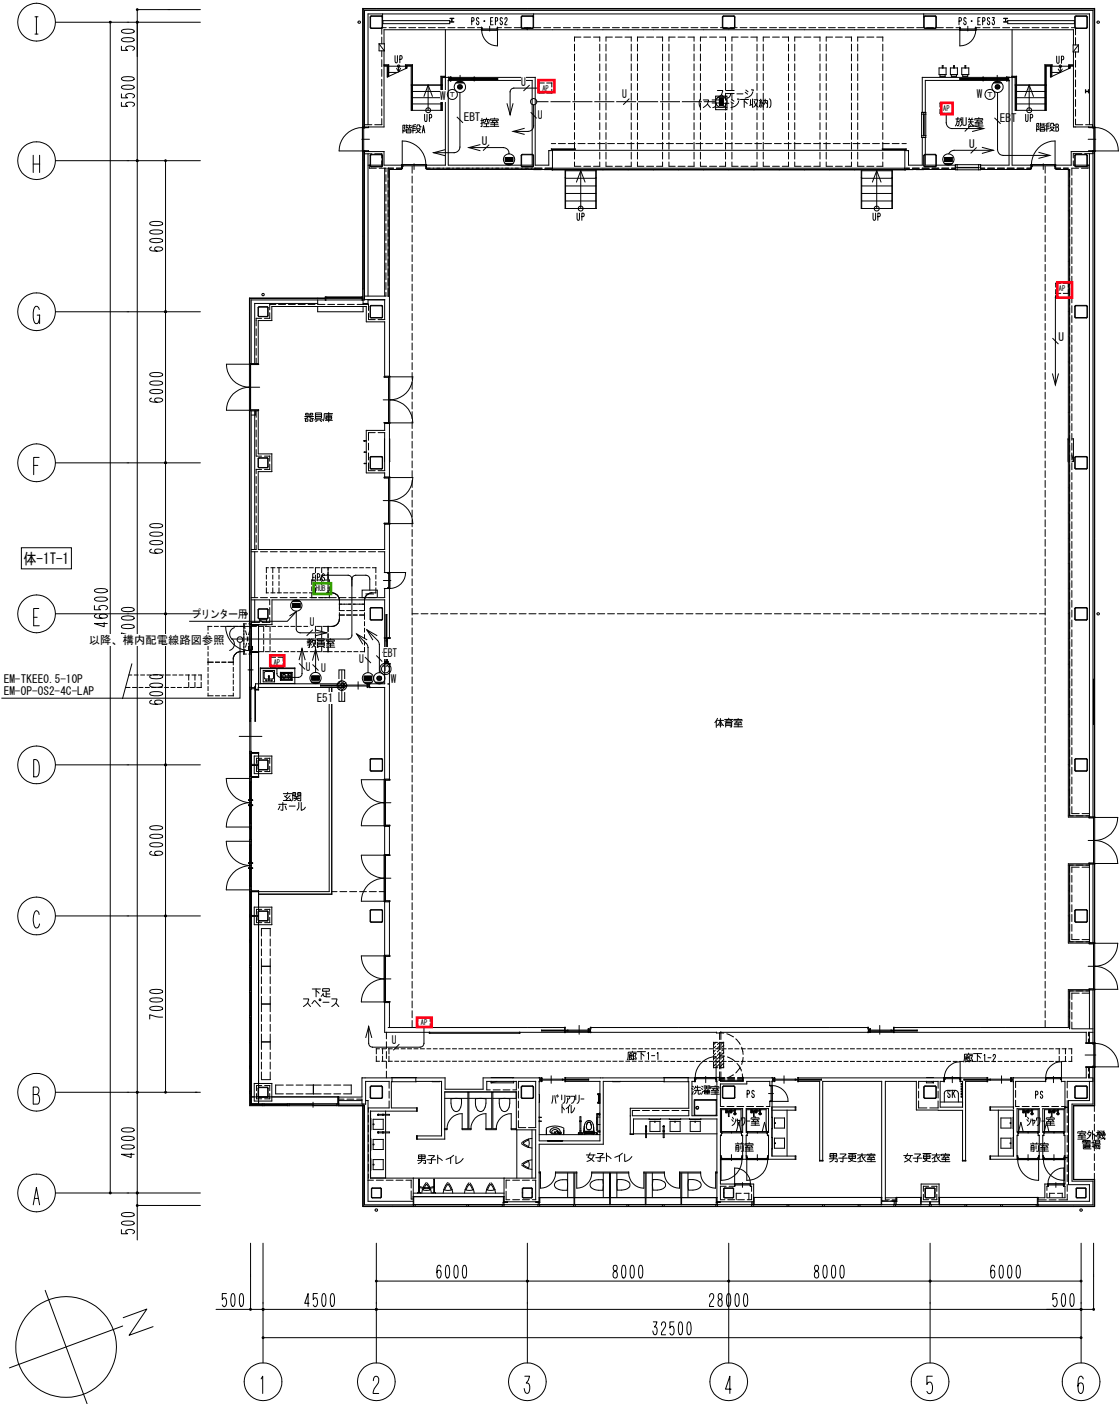

1. 特記なき配管配線は下記による。
- | | | |
|-----|-----------------------|---------------------|
| U | EM-UTP0. 5-4P (CAT6A) | 保護管 (PF22)・露出 (E25) |
| EBT | EM-EBT0. 5-2P | 保護管 (PF16)・露出 (E19) |
2. 二重天井内はケーブル配線とし、立上げ引下げ部は適合する配管にて保護する。
3. ケーブル配線等による防火区画・114条区画の貫通部は、防火区画貫通処理を行う。
4. LANケーブルは設備用途毎に色分けを行い、メンテナンス性の向上を図ること。

		公立大学法人 滋賀県立大学 高専開設準備局 総務・施設整備課	株式会社 東畑建築事務所 TOHATA ARCHITECTS & ENGINEERS, INC.	設計番号 20240631-3			工事名称 滋賀県立高等専門学校 新築電気設備工事（第3工区）	図面番号	
				一級建築士 No.272847	一級建築士 No.248486 構造設計一級建築士 No.4009	一級建築士 No.334956 設備設計一級建築士 No.4756	図面名称 構内交換・構内通信情報網設備 体育館1階平面図	縮尺 A1: 1/150 A3: 1/300	E063
				石井 康彦	木下 隆嗣	工藤 征志			